


厚地全体平面図

S = 1:500

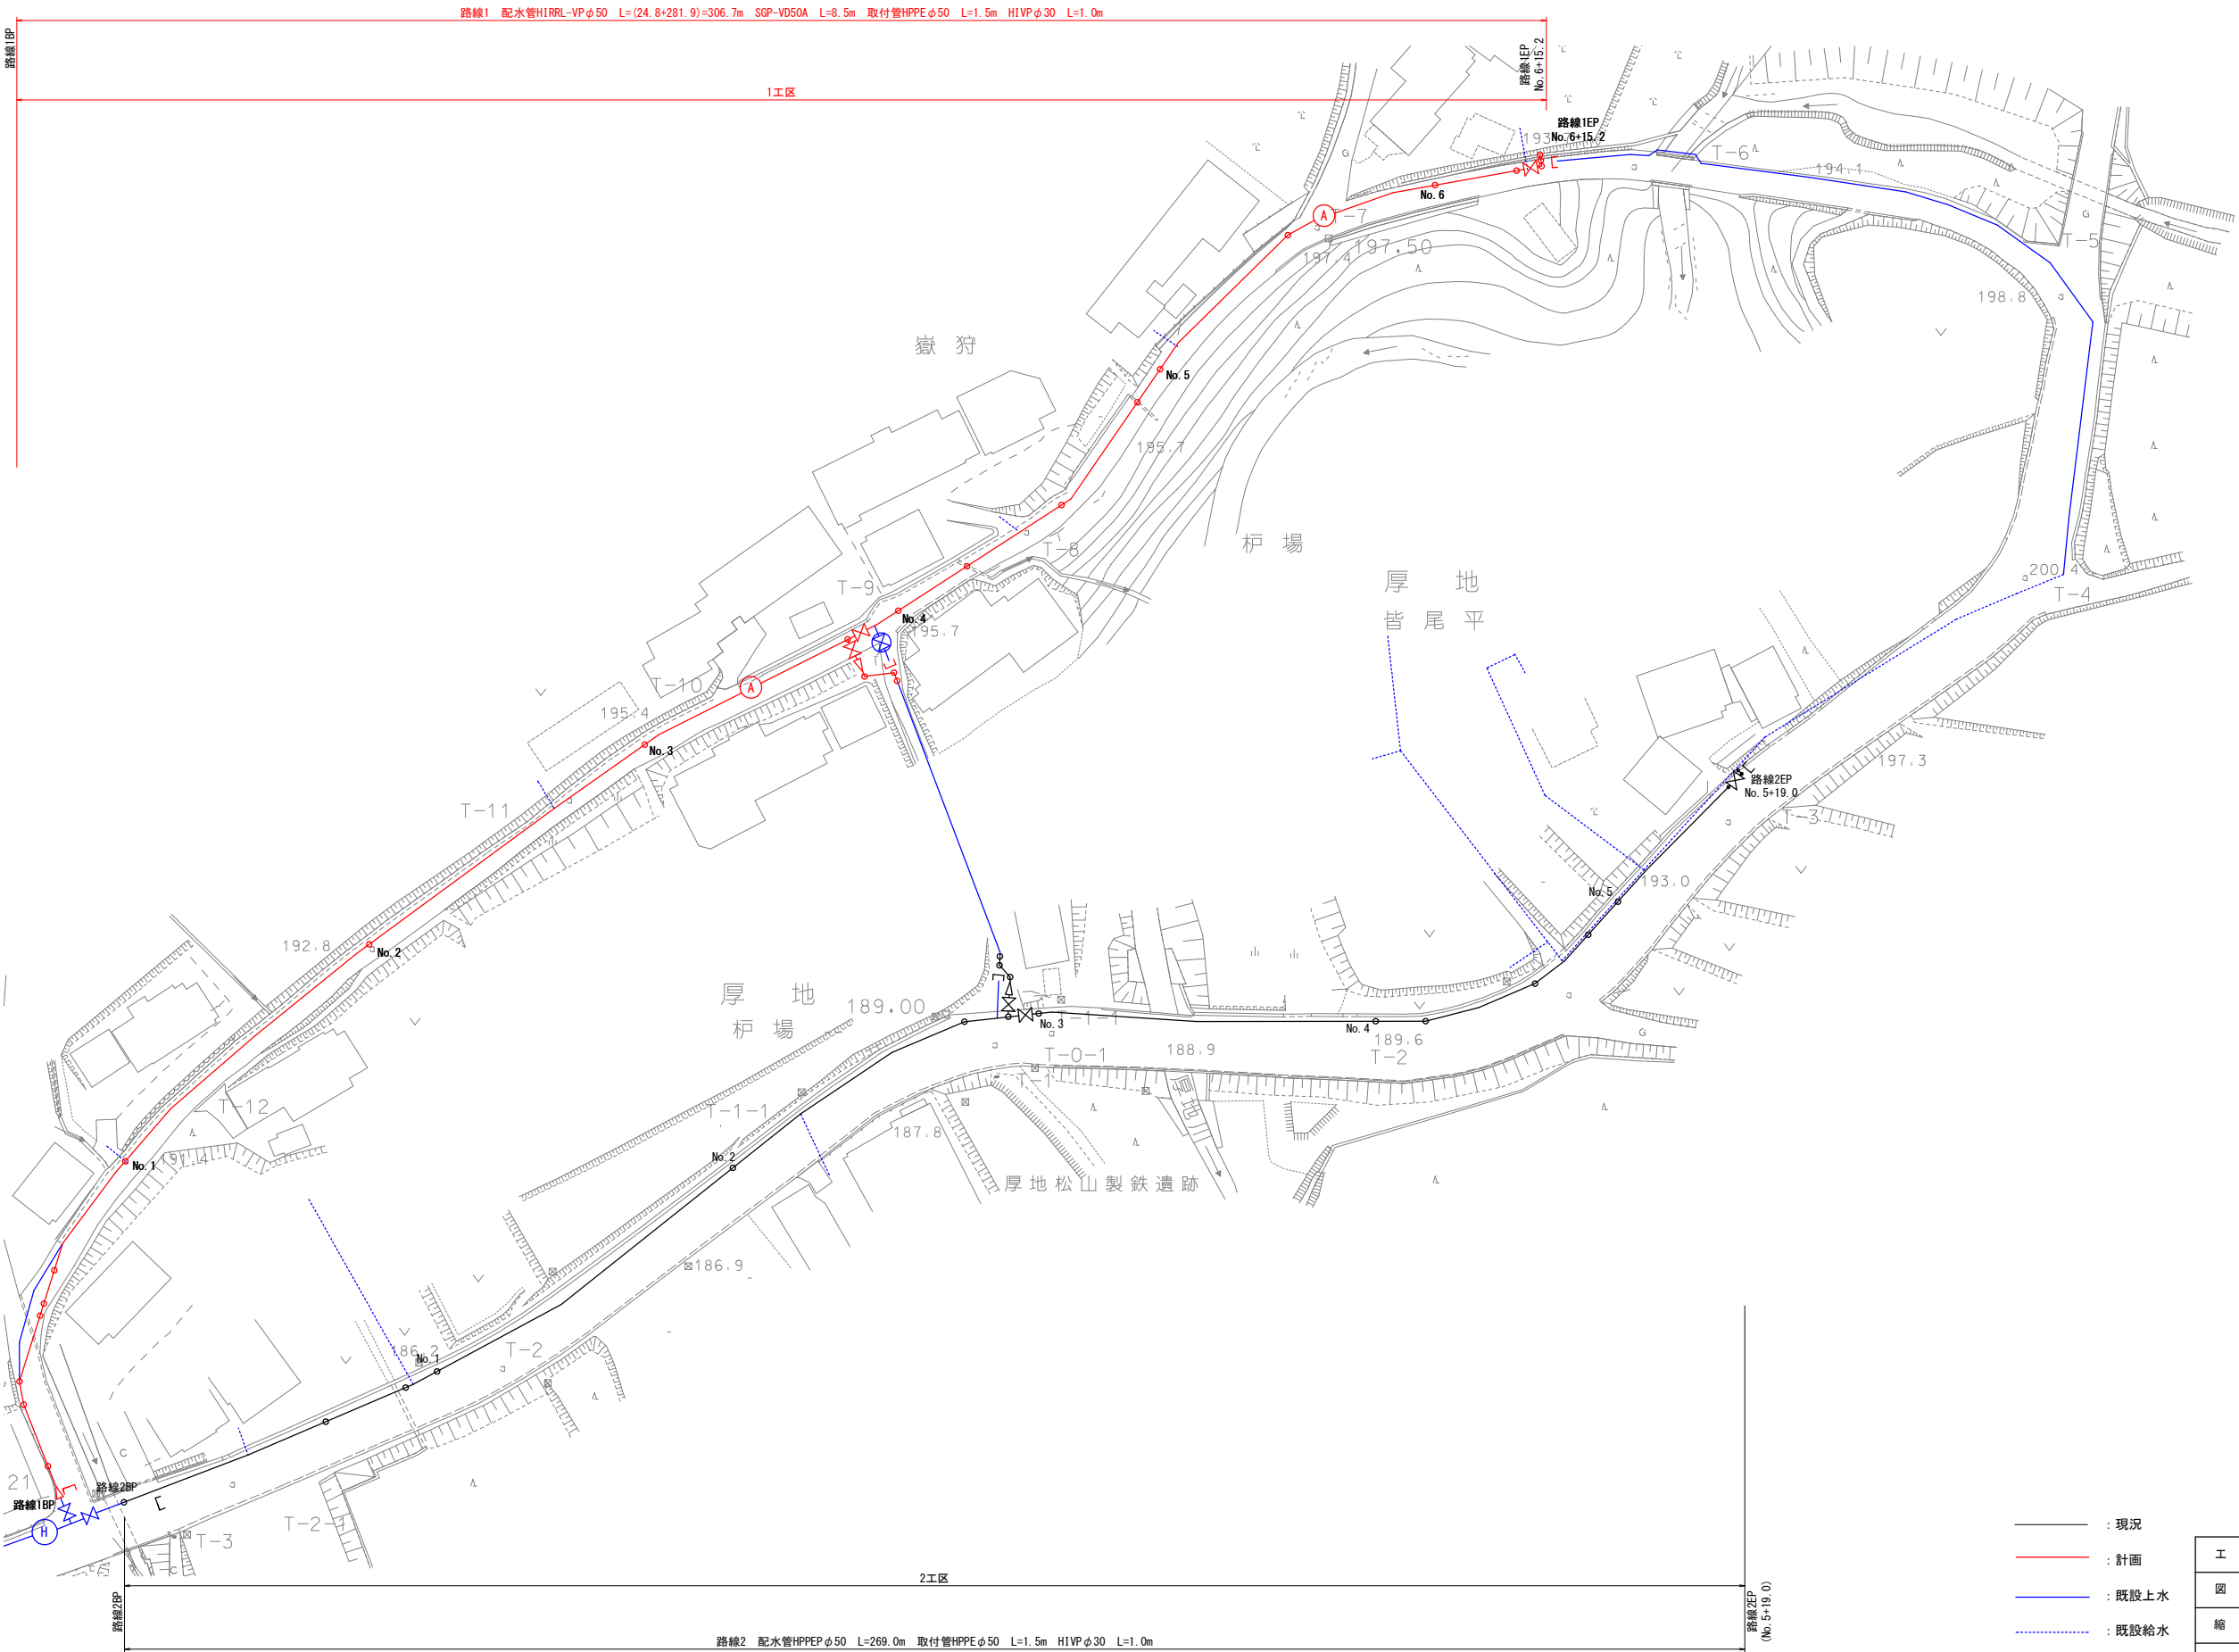


- : 現況
- : 計画
- : 既設上水
- : 既設給水

※既設管の位置、土被りは必要に応じ確認を行うこと。
異形管前後の一体化長さ内に直管受口を設置する場合、離脱防止金具を計上すること。


工 事 名	厚地配水管布設替工事				
図 名	厚 地 全 体 平 面 図				
縮 尺	S=1:500				
図 面 番 号	第 1 号				
出図年月日					
課長		係長		設計	製図
南 九 州 市 建 設 水 道 課					

厚地路線1平面図


S = 1:500

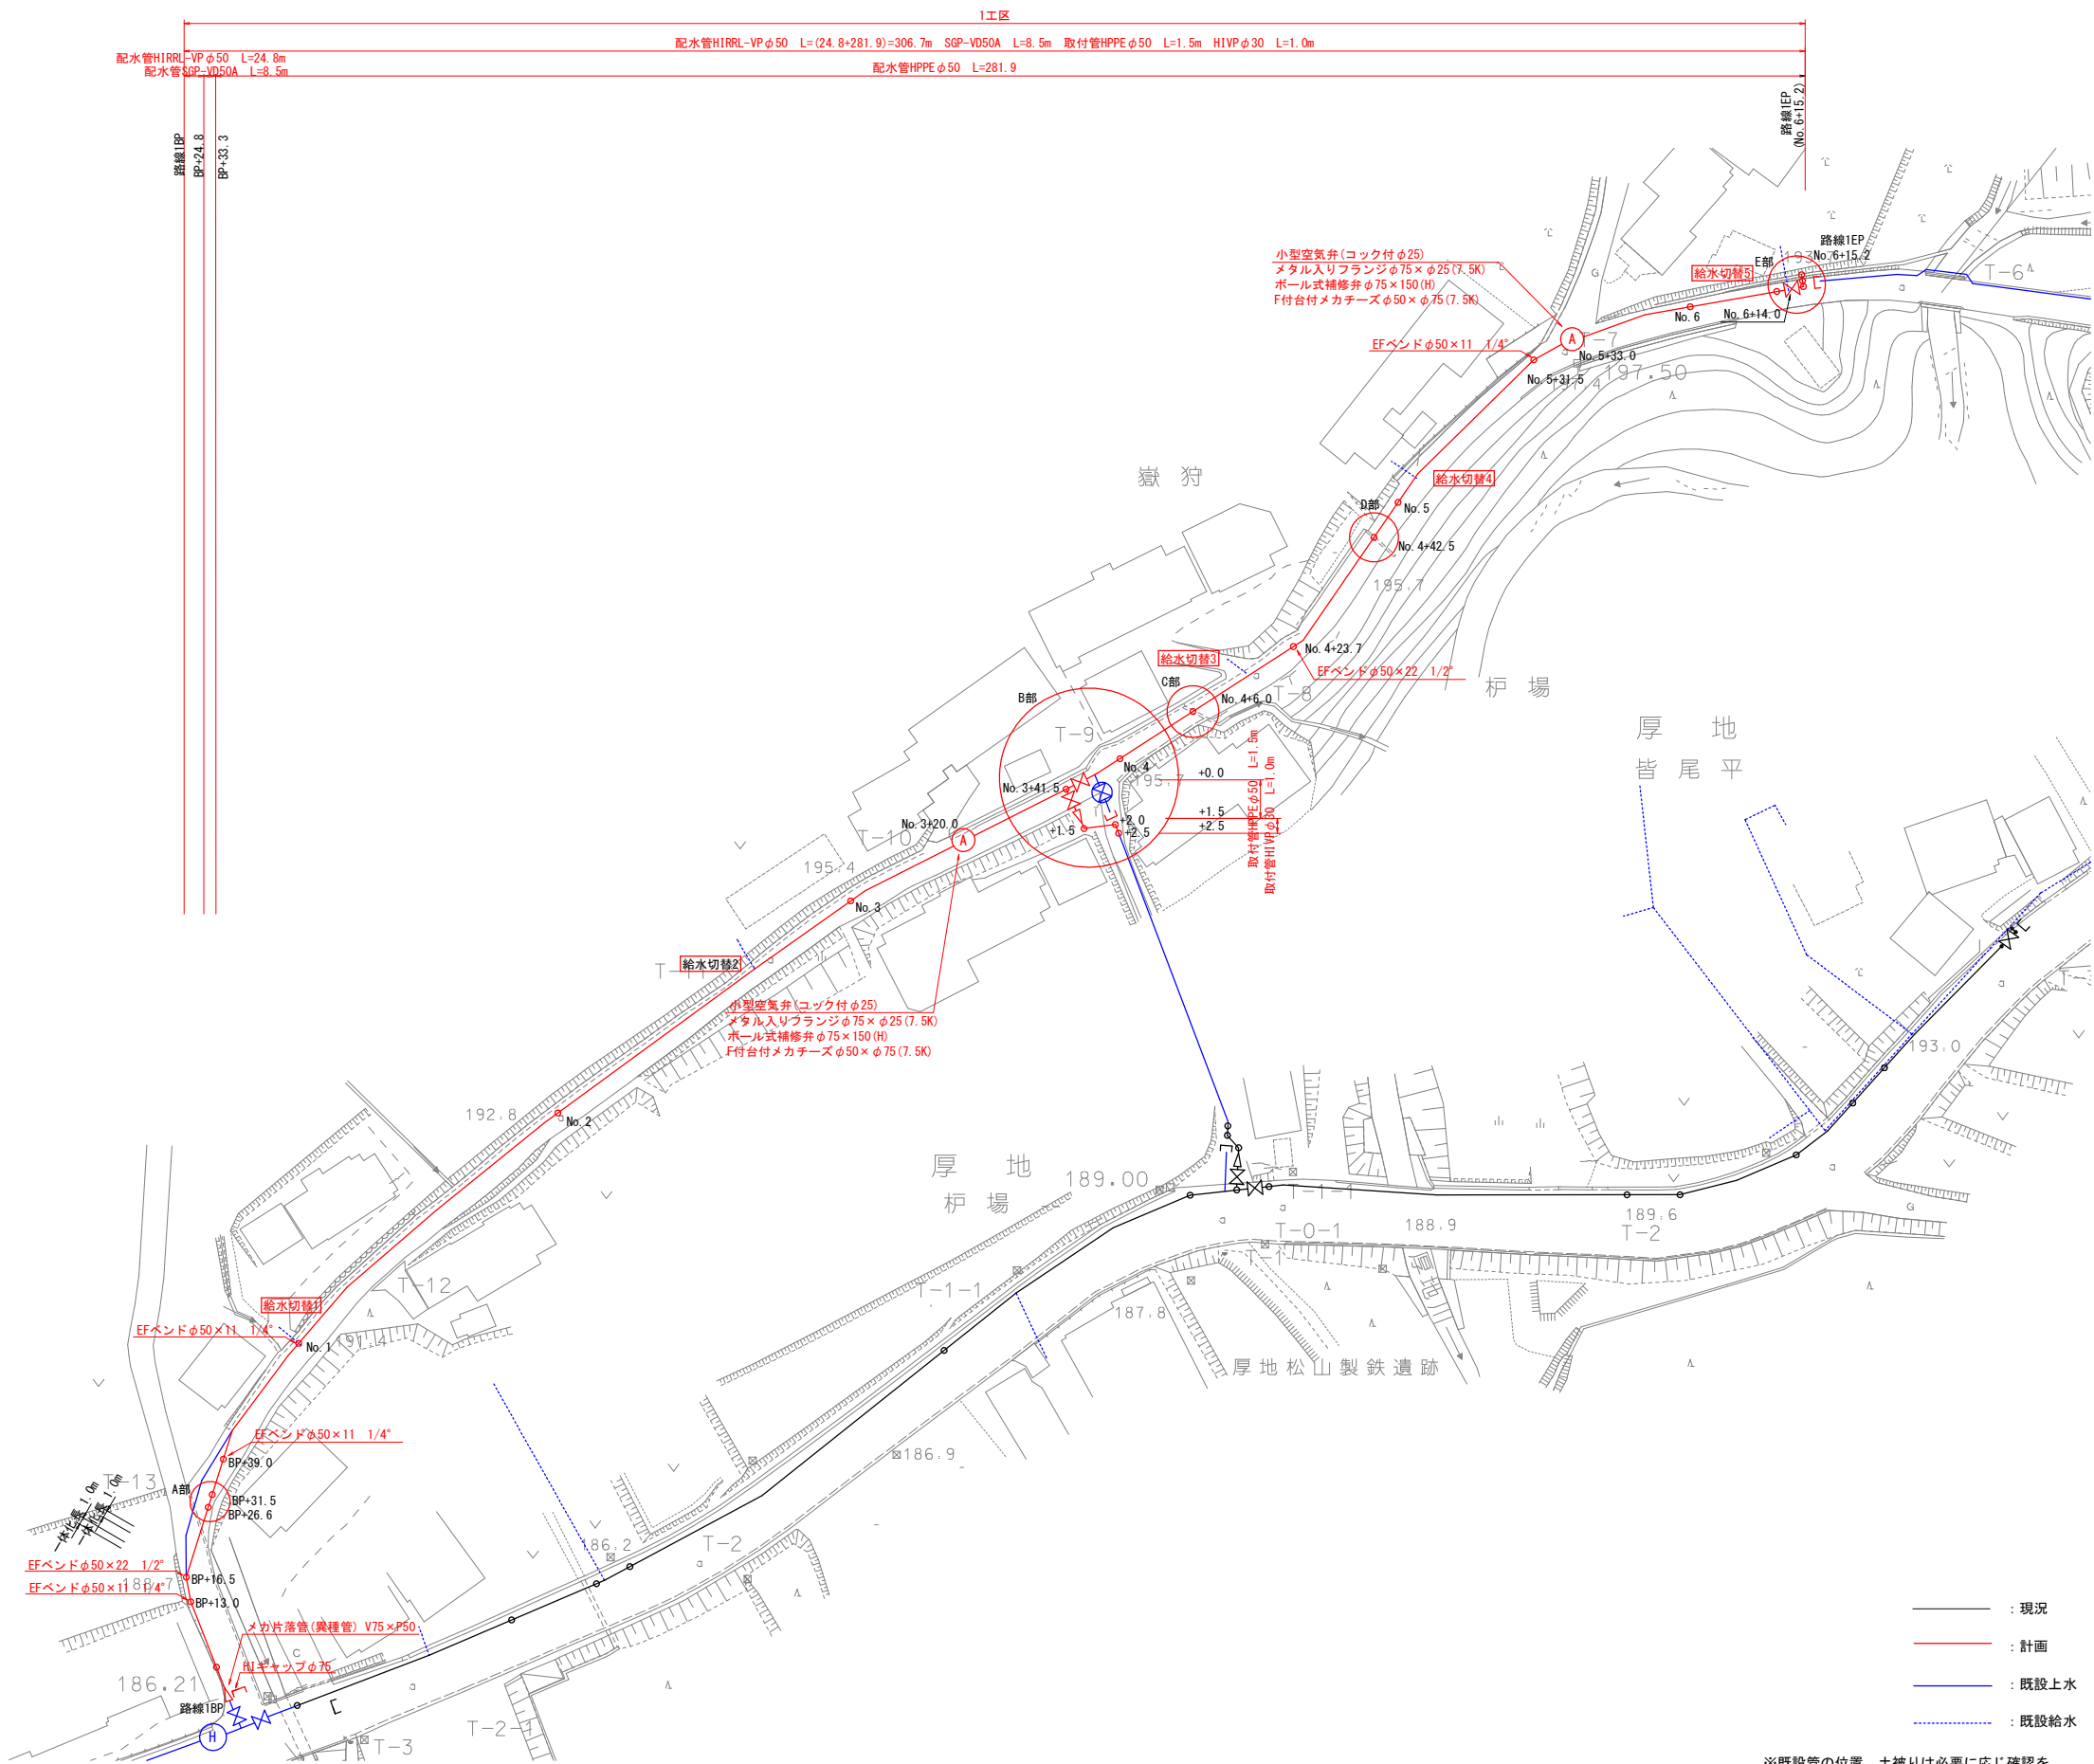

No. 3 横断面図 S = 1:100

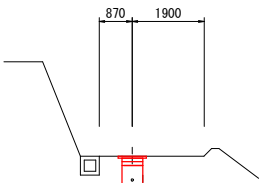


No. 6+14.0 横断面図 S = 1:100

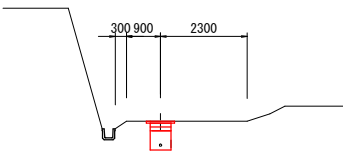

工 事 名	厚地配水管布設替工事				
図 名	厚 地 路 線 1 平 面 図				
縮 尺	S=1:500				
図 面 番 号	第 2 号				
出図年月日					
課長		係長		設計	製図
南 九 州 市 建 設 水 道 課					

厚地路線1土工平面図 S = 1:500

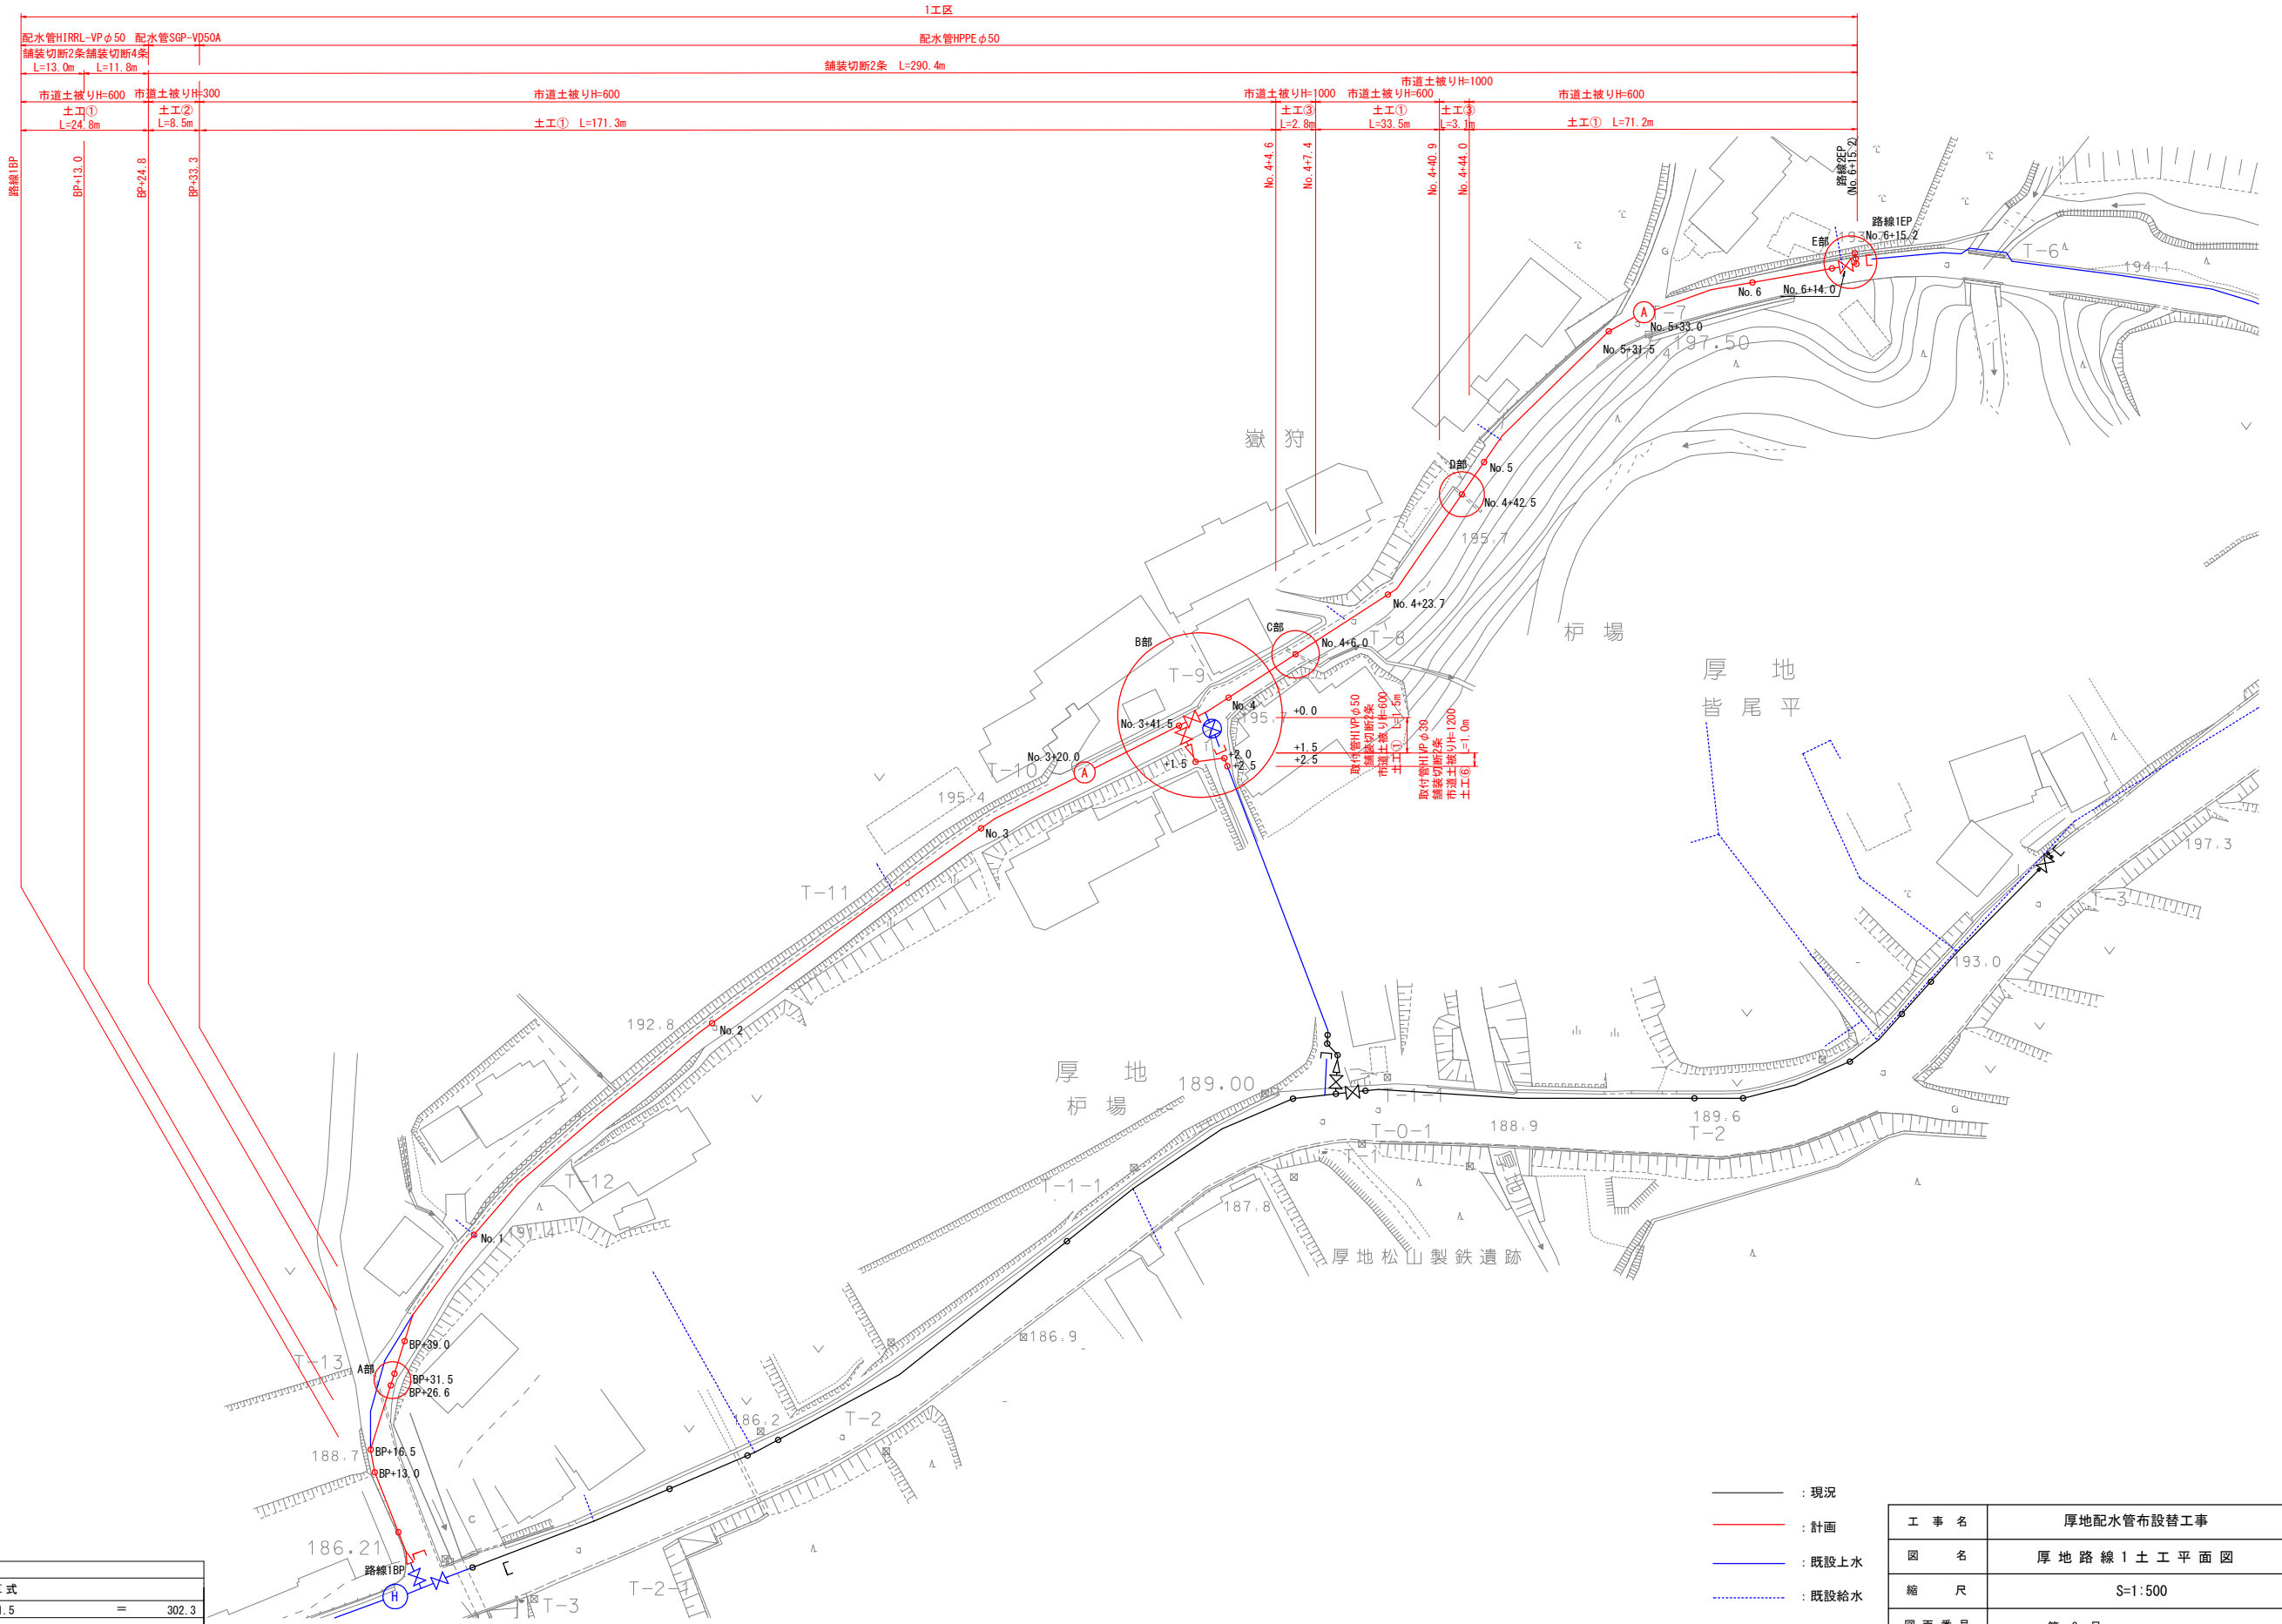









土工集計表				
名称	数量	単位	計算式	
土工①	302.3	m	24.8+ 171.3 + 33.5 + 71.2 + 1.5	= 302.3
土工②	8.5	m	8.5	= 8.5
土工③	5.9	m	2.8 + 3.1	= 5.9
土工④	1.0	m	1.0	= 1.0
舗装切断	659.0	m	2×13.0 + 4×11.8 + 2×290.4 + 2×1.5 + 2×1.0	= 659.0
舗装	179.7	m ²	0.75×24.8 + 0.55×292.9	= 179.7

※既設管の位置、土被りは必要に応じ確認を行うこと。
異形管前後の一体化長さ内に直管受口を設置する場合、離脱防止金具を計上すること。

工 事 名	厚地配水管布設替工事			
図 名	厚 地 路 線 1 土 工 平 面 図			
縮 尺	S=1:500			
図 面 番 号	第 3 号			
出図年月日				
課長		係長	設計	製図
南 九 州 市 建 設 水 道 課				

厚地土工断面図


S = 1:15

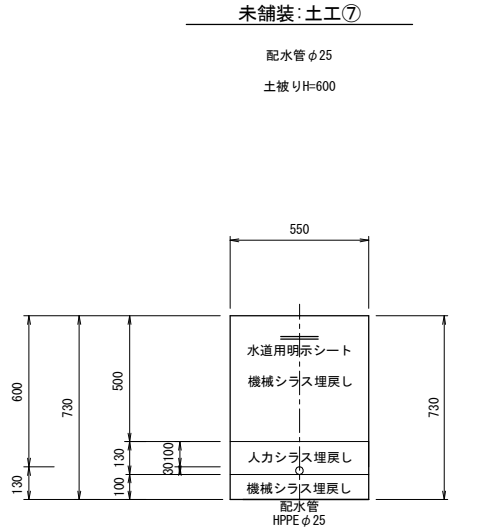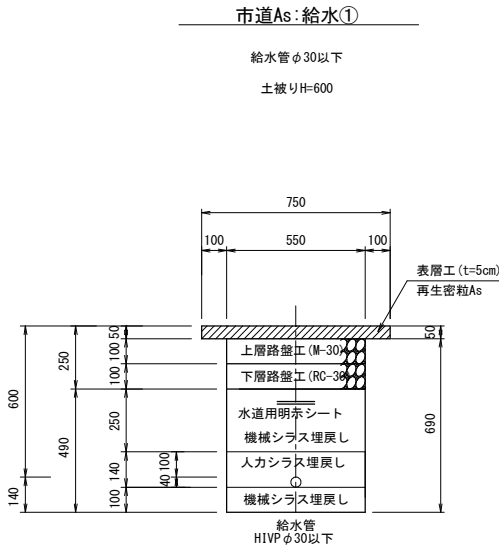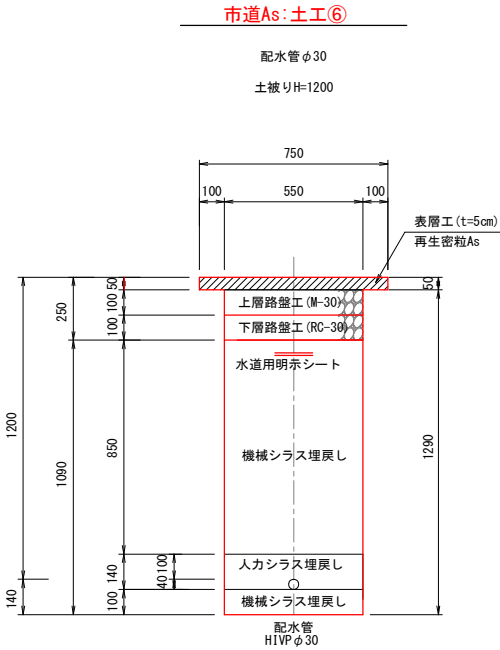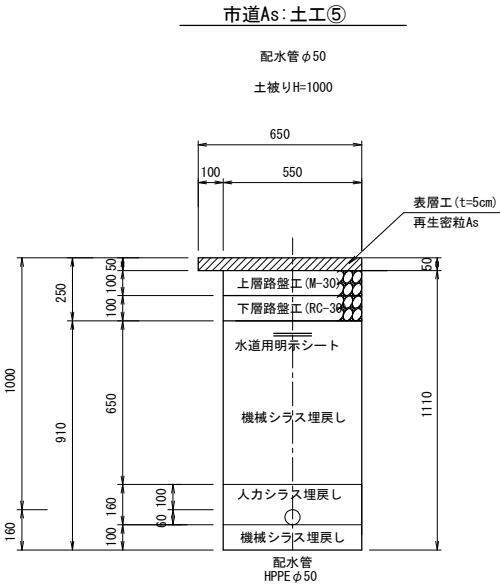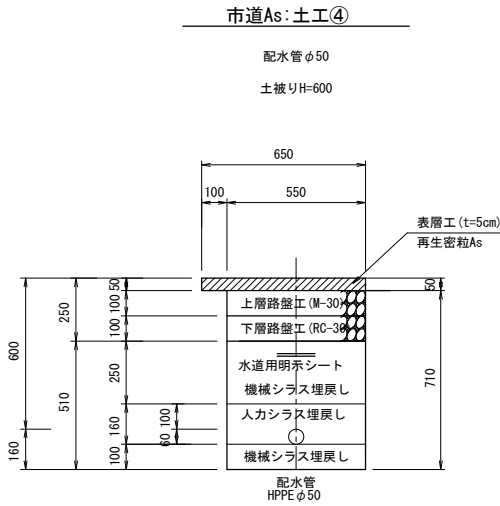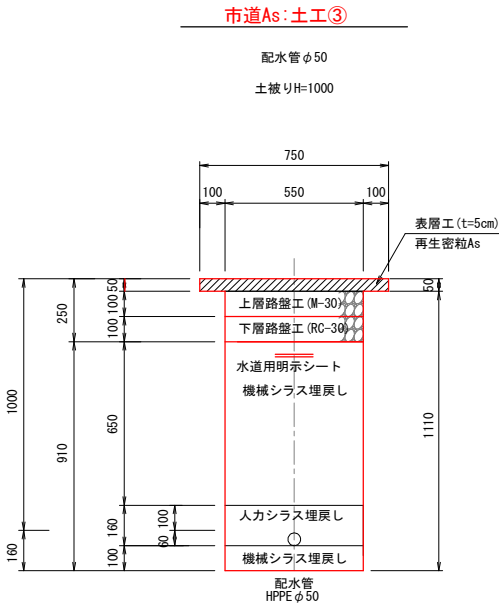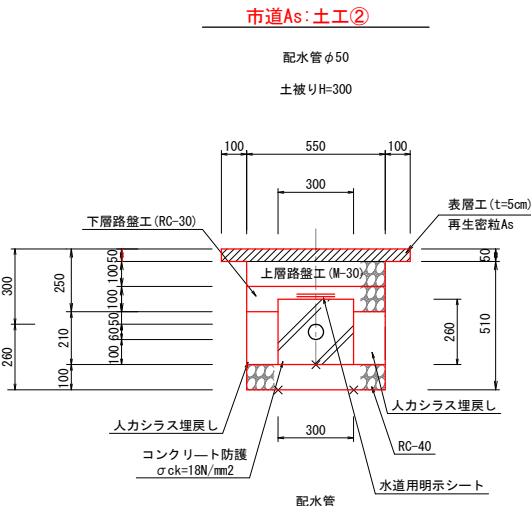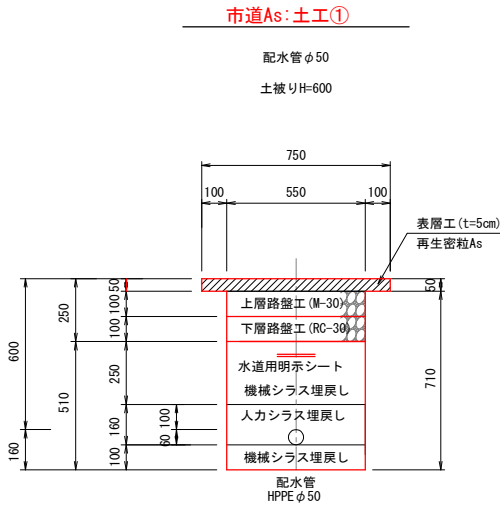


工 事 名	厚地配水管布設替工事				
図 名	厚地土工断面図				
縮 尺	S=1:15				
図 面 番 号	第 4 号				
出図年月日					
課長		係長		設計	製図
南 九 州 市 建 設 水 道 課					

配管詳細図 S = Noscale


路線1
A部断面図

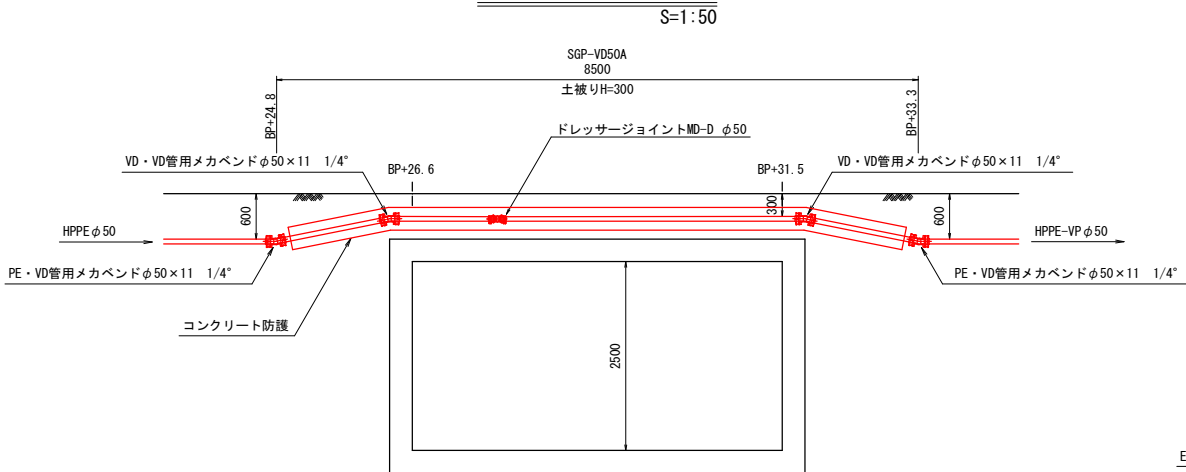


路線1
D部断面図

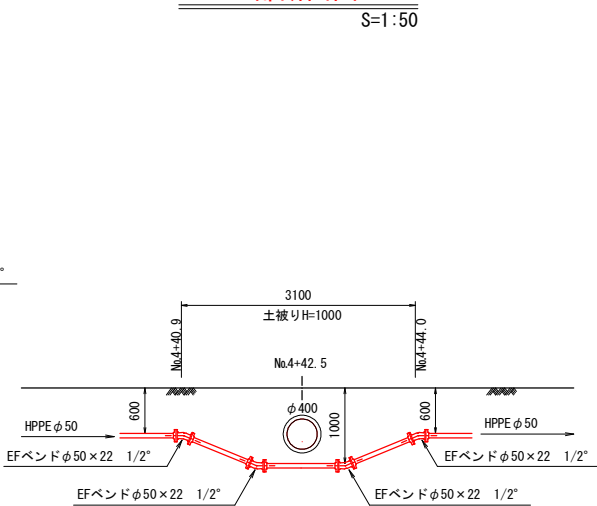


路線2
A部断面図

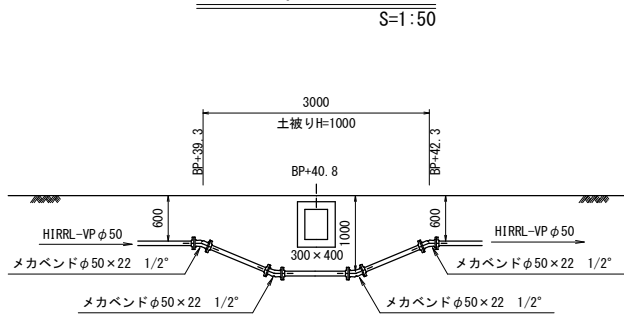


路線1 B部 配管詳細図

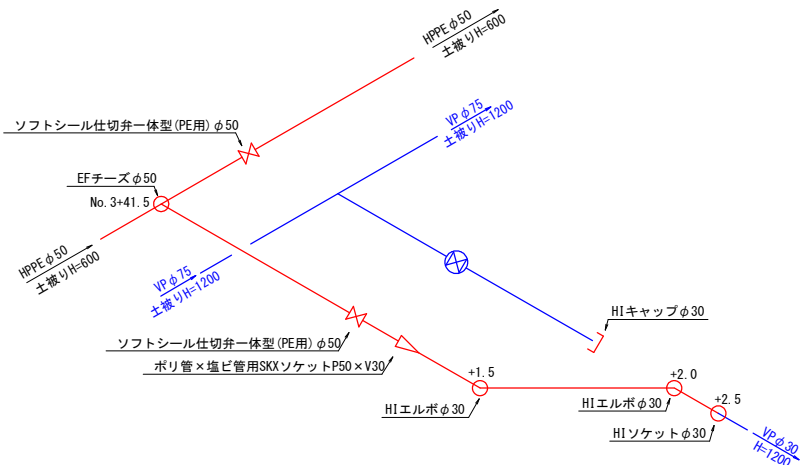


路線1 E部 配管詳細図

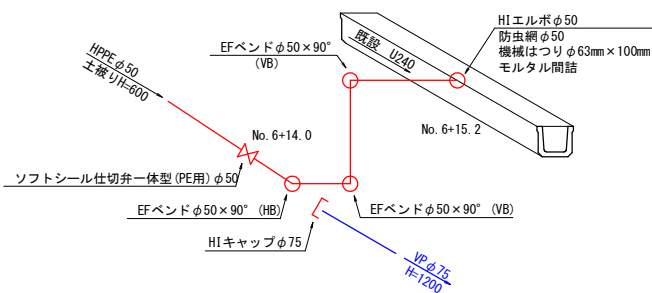


路線2 B部 配管詳細図

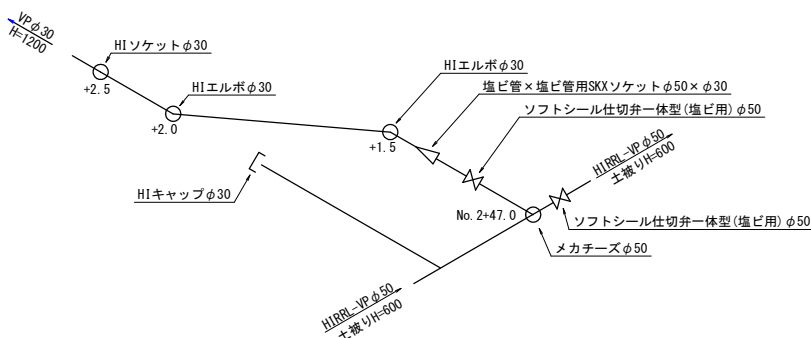

路線2 C部 配管詳細図

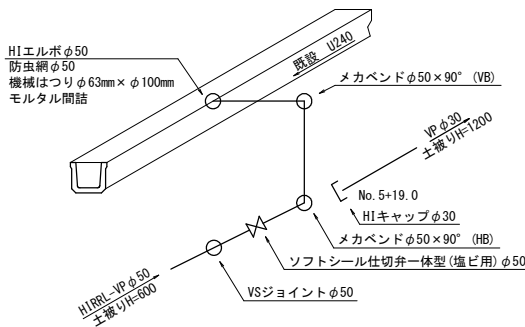

路線1
C部断面図

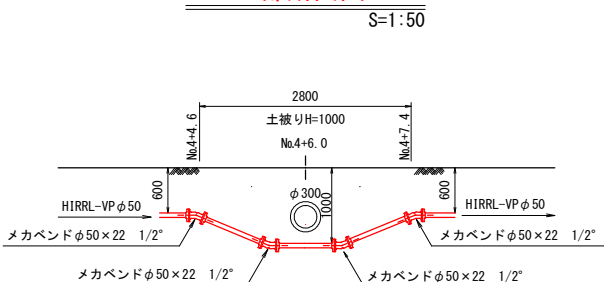

- : 現況
- : 計画
- : 既設上水
- : 既設給水

※既設管の位置、土被りは必要に応じ確認を行うこと。
異形管前後の一体化長さ内に直管受口を設置する場合、離脱防止金具を計上すること。


工 事 名	厚地配水管布設替工事				
図 名	配管詳細図				
縮 尺	S = Noscale				
図 面 番 号	第 5 号				
出図年月日					
課長		係長		設計	製図
南 九 州 市 建 設 水 道 課					

付 帯 工 標 準 図

弁室構造図 S=1:10


(参考図)

浅層埋設用ソフトシール弁使用(φ50～φ100)


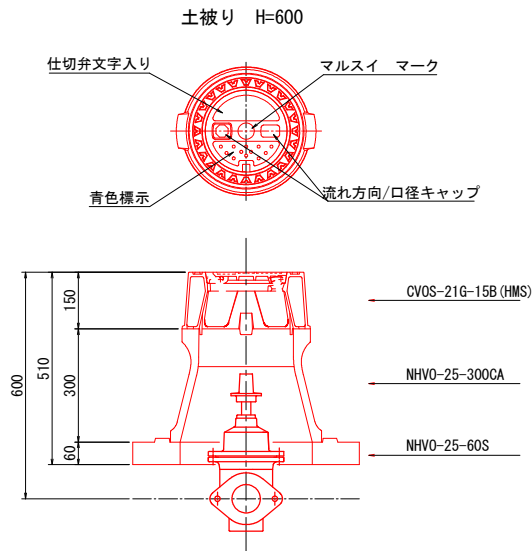


空気弁BOX組合せ図


土被り H=600用

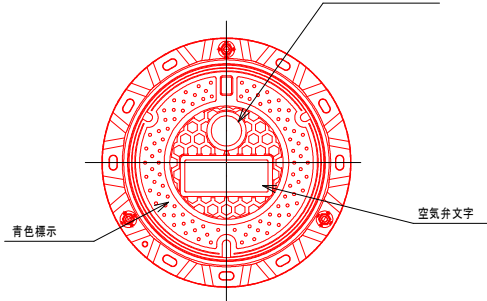


<拡大図>

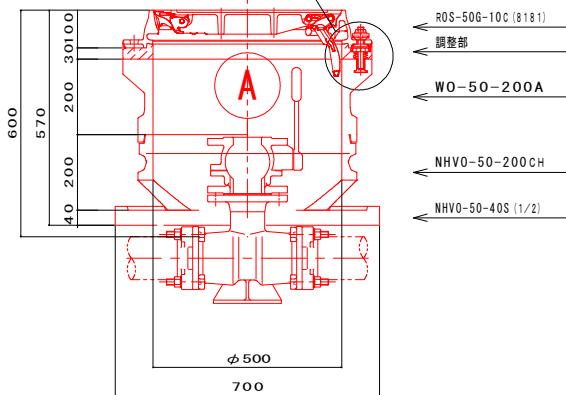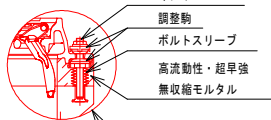

給水管標準図

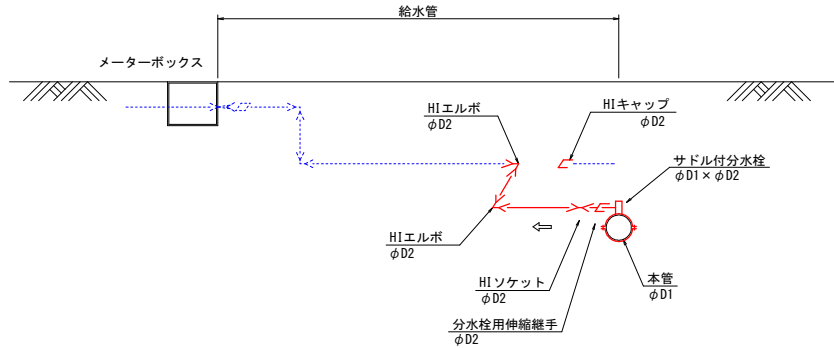

防火水槽取付標準図

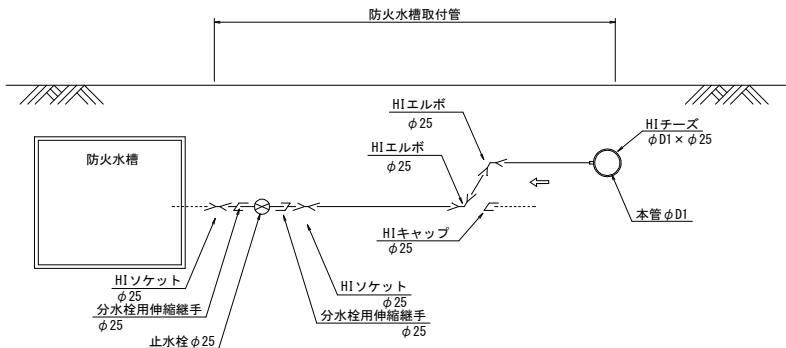

給水切替一覧表 (路線1)

番号	口径 (mm)		サドル付分水栓 D1×D2 (個)	伸縮継手 D2 (個)	HIソケット D2 (個)	Hi-VP直管 D2:L1 (m)	HIELB* D2 (個)	HIキャップ D2 (個)	埋設明示 シート (m)	土工	
	D1	D2								種別	延長 (m)
給 1	50	20	1	1	1	1.0	2	1	0.2	-	-
給 2	50	20	1	1	1	1.0	2	1	0.2	-	-
給 3	50	20	1	1	1	1.0	2	1	0.2	-	-
給 4	50	20	1	1	1	1.0	2	1	0.2	-	-
給 5	50	20	1	1	1	1.0	2	1	0.2	-	-
合計	D2=φ	20	5	5	5	5.0	10	5	1.0	-	-
5箇所											

給水管口径は施工時に確認すること。

給水切替一覧表 (路線2)

番号	口径 (mm)		サドル付分水栓 D1×D2 (個)	伸縮継手 D2 (個)	HIソケット D2 (個)	Hi-VP直管 D2:L1 (m)	HIELB* D2 (個)	HIキャップ D2 (個)	埋設明示 シート (m)	土工	
	D1	D2								種別	延長 (m)
給 1	50	20	1	1	1	1.0	2	1	0.2	-	-
給 2	50	20	1	1	1	1.0	2	1	0.2	-	-
給 3	50	20	1	1	1	1.0	2	1	0.2	-	-
給 4	50	20	1	1	1	1.0	2	1	0.2	-	-
給 5	50	20	1	1	1	1.0	2	1	0.2	-	-
合計	D2=φ	20	5	5	5	5.0	10	5	1.0	-	-
5箇所											

給水管口径は施工時に確認すること。

防火水槽取付一覧表 (路線2)

番号	口径 (mm)		HIチーズ D1×φ25 (個)	伸縮継手 φ25 (個)	HIソケット φ25 (個)	Hi-VP直管 φ25:L1 (m)	HIELB* φ25 (個)	HIキャップ φ25 (個)	止水栓 φ25 (個)	埋設明示 シート (m)	土工			
	D1	D2									種別	延長 (m)	種別	延長 (m)
防 1	50	25	1	2	2	8.2	2	1	1	7.7	市道As	6.6	未舗装	0.8
合計	D2=φ	25	1	2	2	8.2	2	1	1	7.7	市道As	6.6	未舗装	0.8
1箇所														

口径は施工時に確認すること。

工 事 名	厚地配水管布設替工事				
図 名	付帯工標準図				
縮 尺	縮尺図示				
図 面 番 号	第 6 号				
出図年月日					
課長		係長		設計	製図
南 九 州 市 建 設 水 道 課					