


厚地全体平面図

S = 1:500

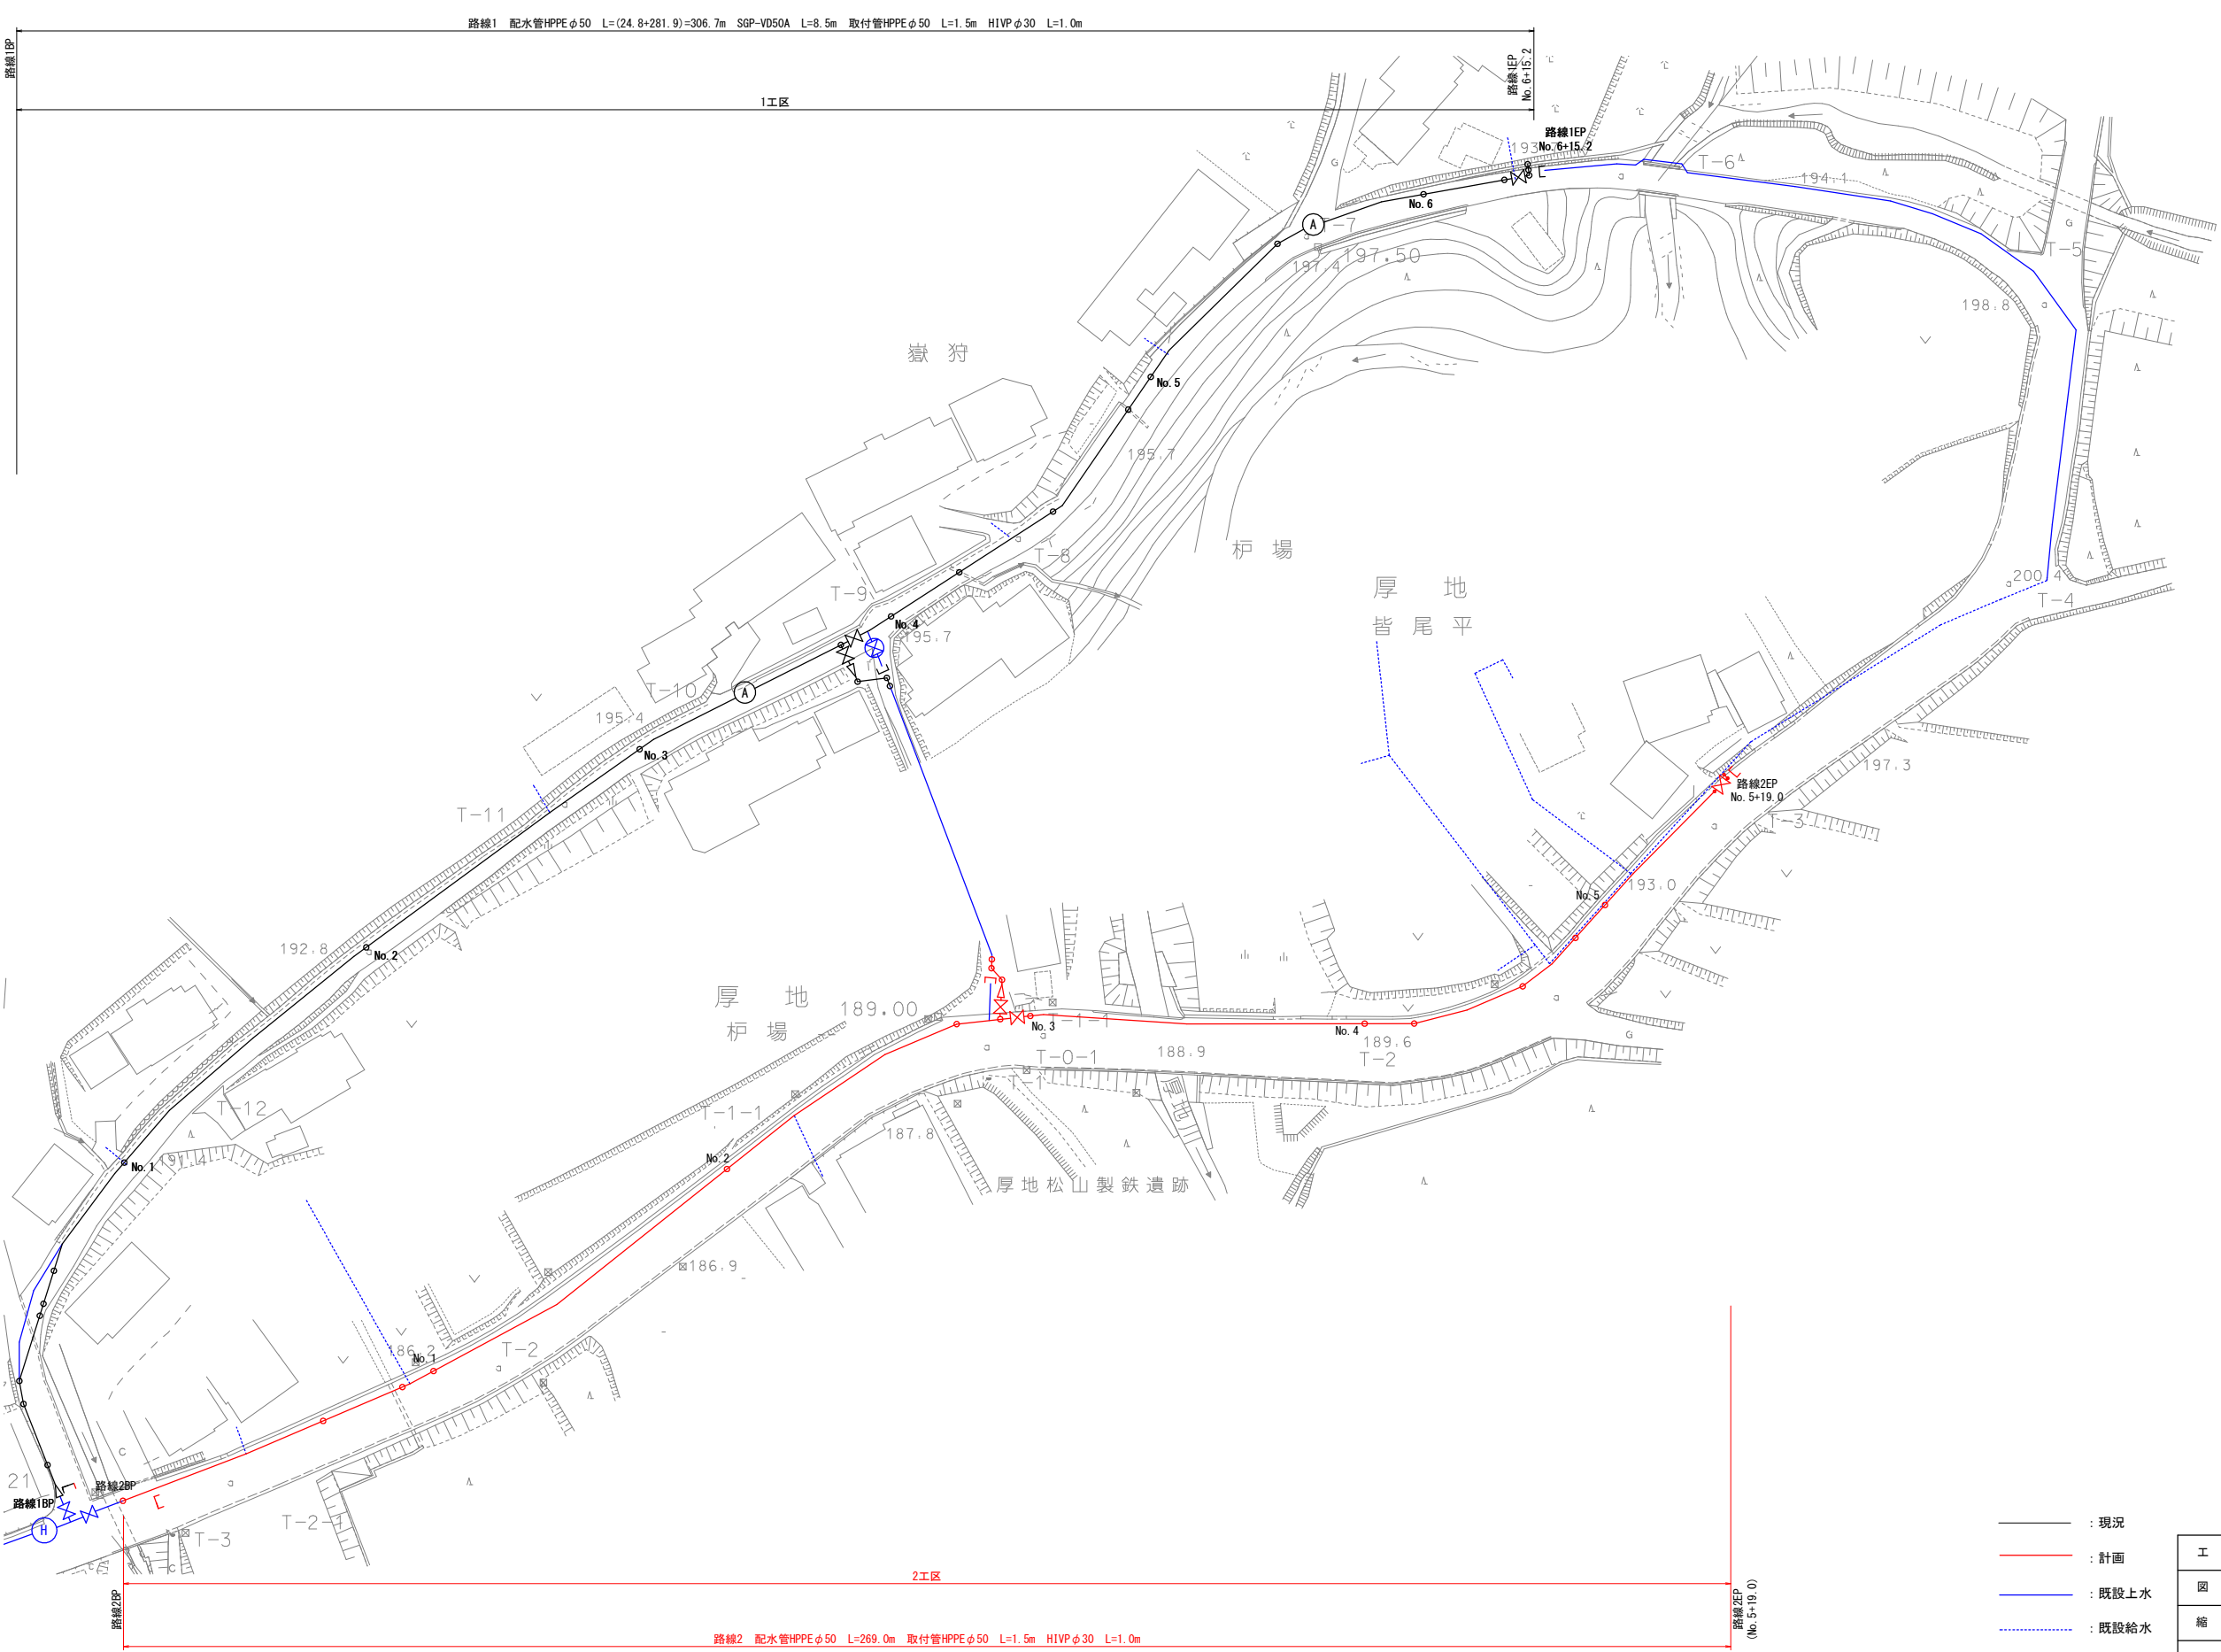

- : 現況 (Current)
- : 計画 (Plan)
- : 既設上水 (Existing Sewerage)
- : 既設給水 (Existing Water Supply)


※既設管の位置、土被りは必要に応じ確認を行うこと。
 異形管前後の一体化長さ内に直管受口を設置する場合、離脱防止金具を計上すること。

工 事 名	厚地配水管布設替工事				
図 名	厚 地 全 体 平 面 図				
縮 尺	S=1:500				
図 面 番 号	第 1 号				
出図年月日					
課長		係長		設計	製図
南 九 州 市 建 設 水 道 課					




厚地路線2平面図


S = 1:500

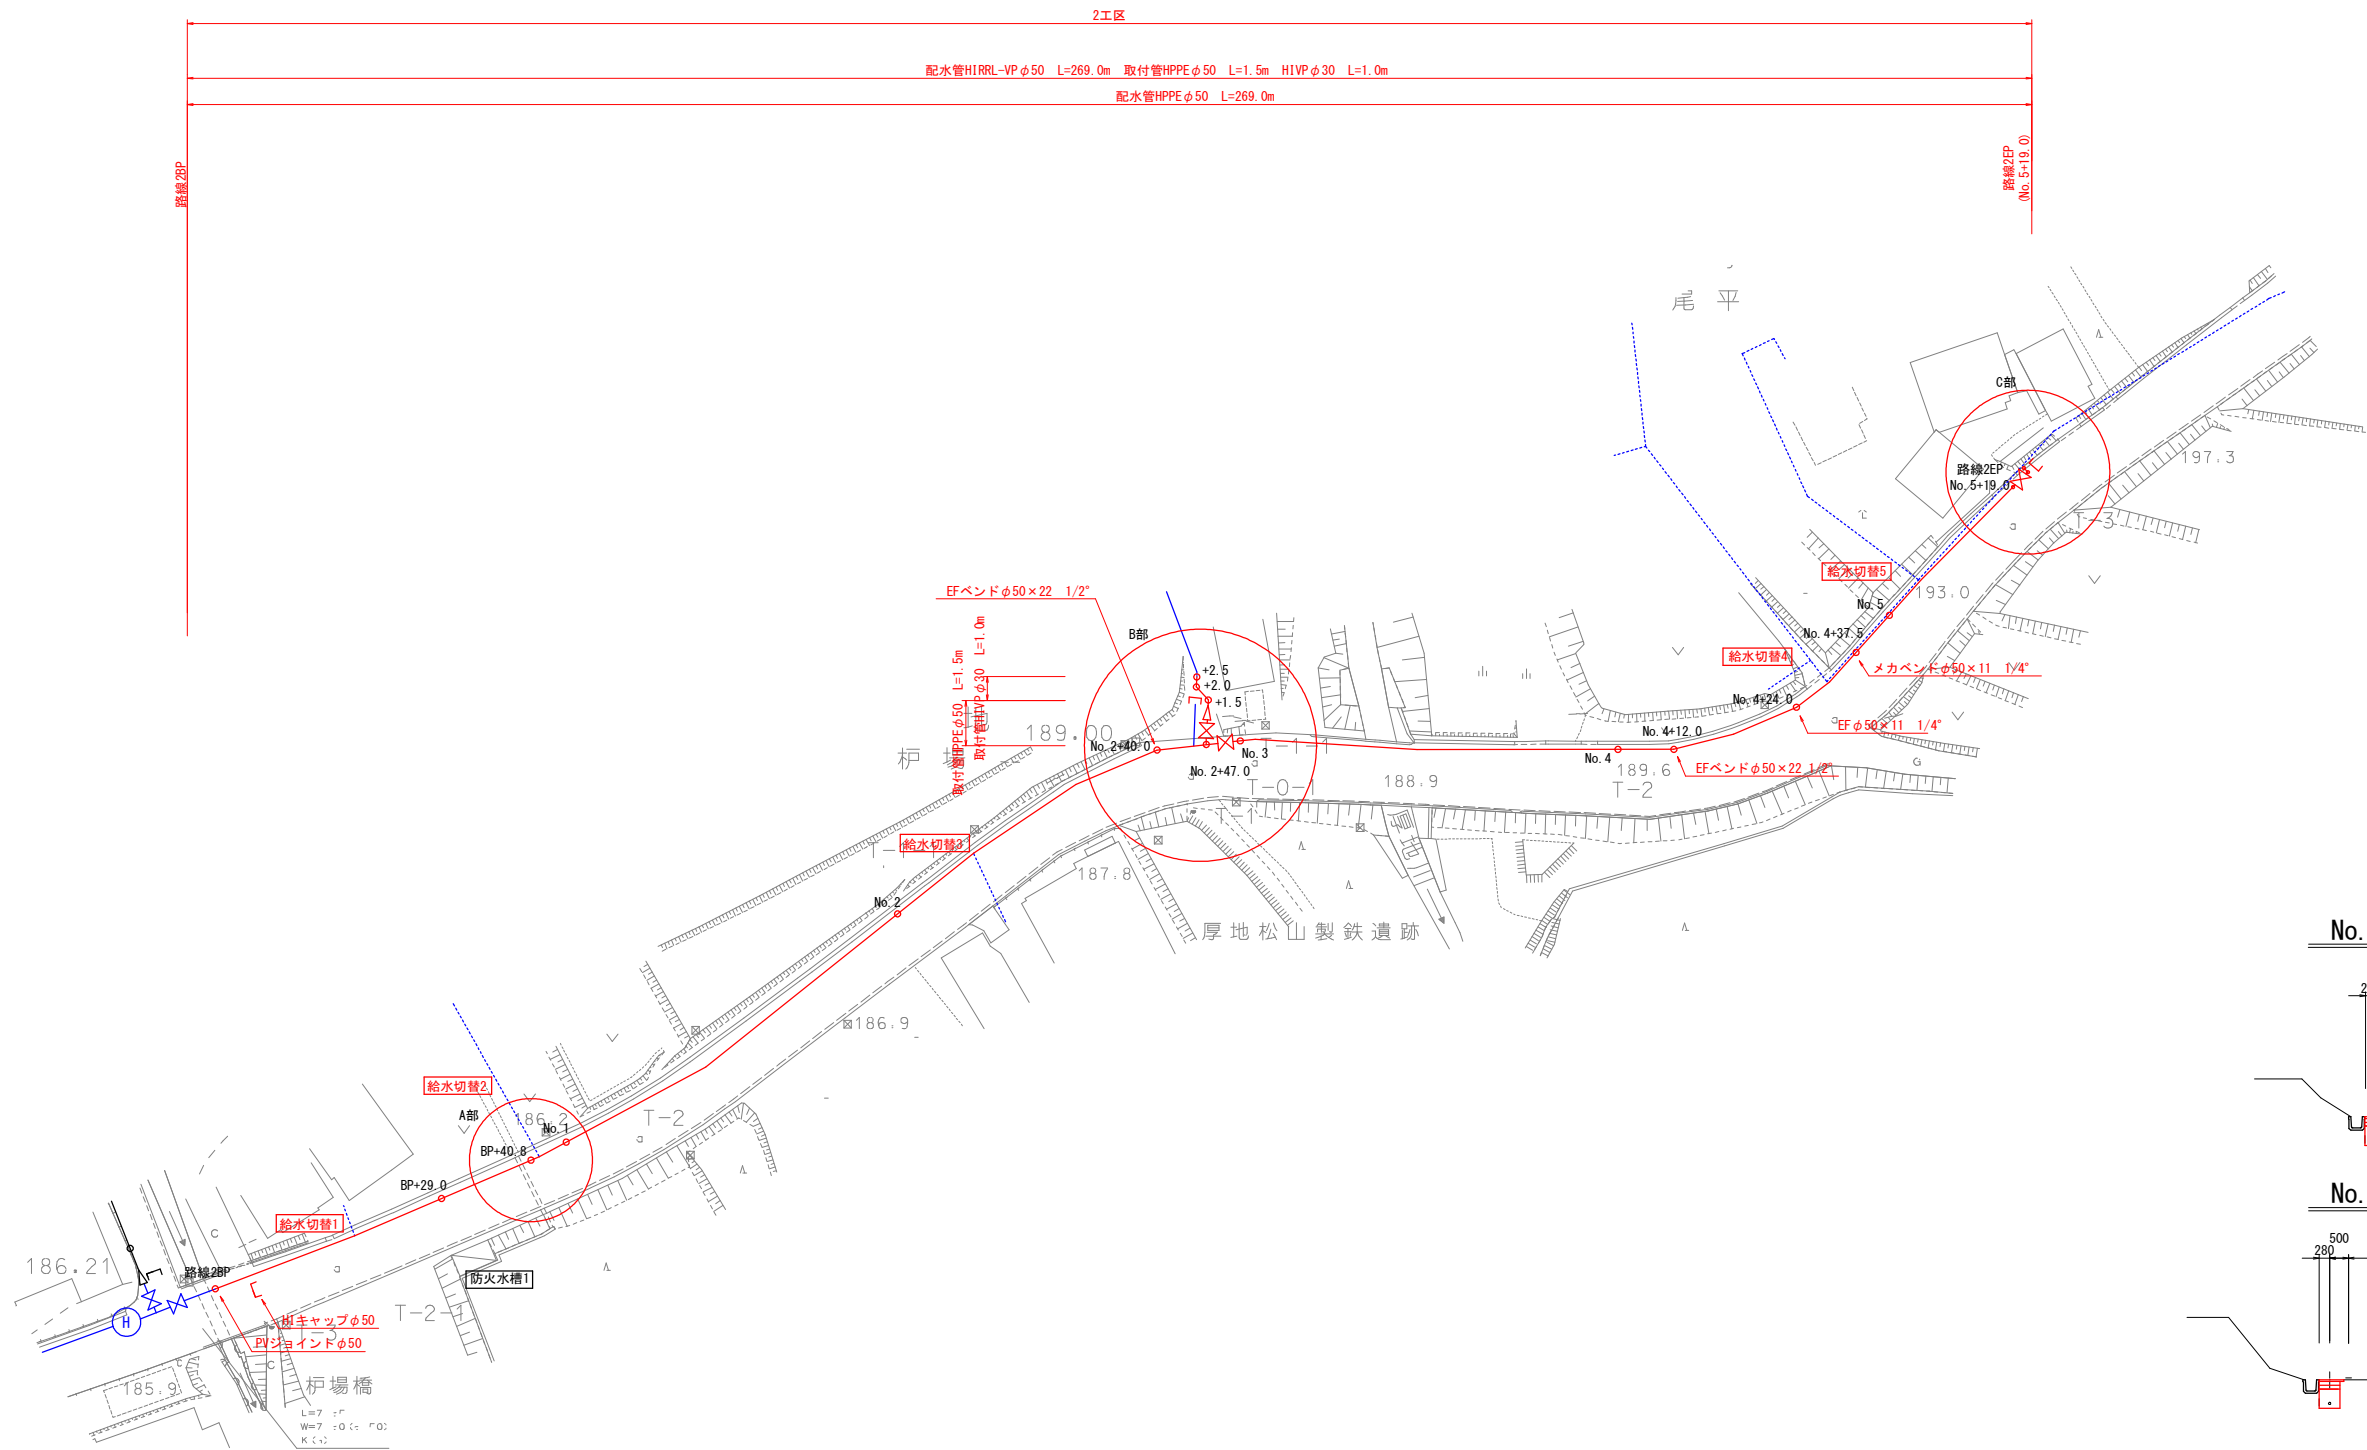

No. 2 横断面図 S = 1:100

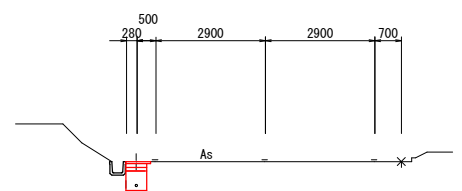

No. 5 横断面図 S = 1:100

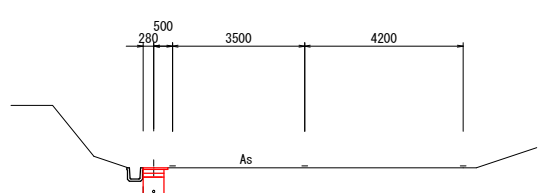


- : 現況
- : 計画
- : 既設上水
- : 既設給水

※既設管の位置、土被りは必要に応じ確認を行うこと。
異形管前後の一体化長さ内に直管受口を設置する場合、離脱防止金具を計上すること。

工 事 名	厚地配水管布設替工事				
図 名	厚 地 路 線 2 平 面 図				
縮 尺	S=1:500				
図 面 番 号	第 2 号				
出図年月日					
課長		係長		設計	製図
南 九 州 市 建 設 水 道 課					

厚地路線2土工平面図 S = 1:500

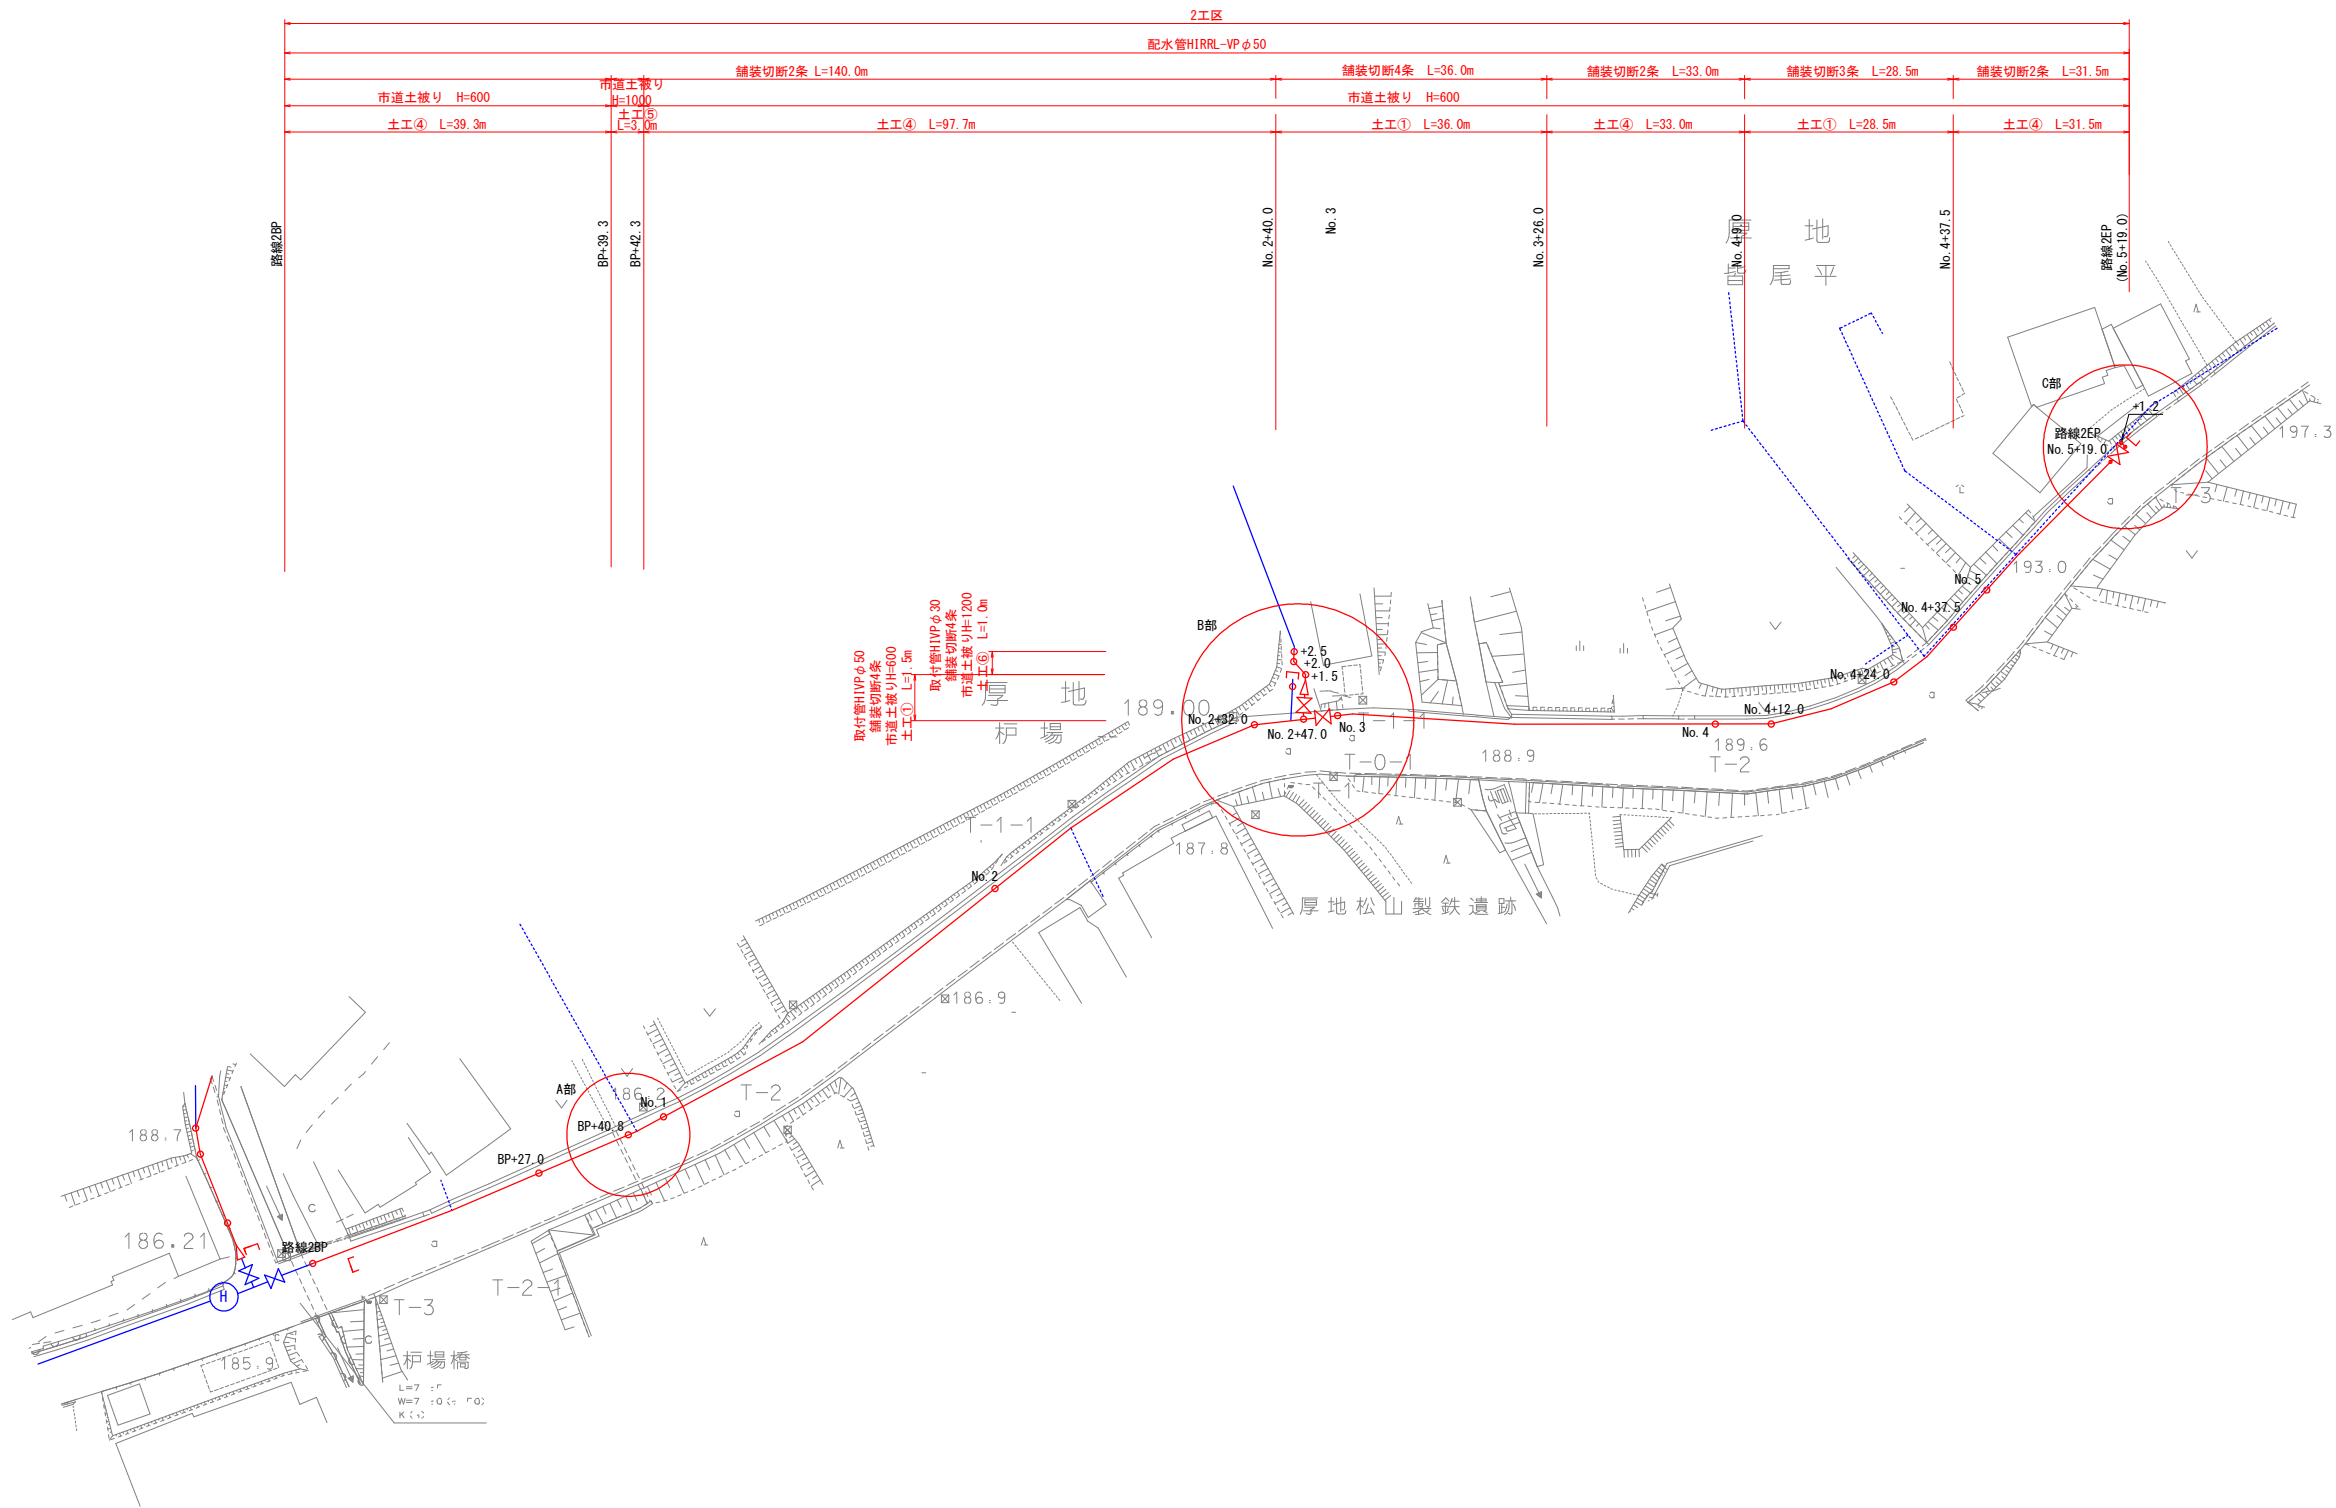

土工集計表			
名称	数量	単位	計算式
土工①	66.0	m	36.0 + 28.5 + 1.5 = 66.0
土工④	201.5	m	39.3 + 97.7 + 33.0 + 31.5 = 201.5
土工⑤	3.0	m	3.0 = 3.0
土工⑥	1.0	m	1.0 = 1.0
舗装切断	648.5	m	2×140.0 + 4×36.0 + 2×33.0 + 3×28.5 + 2×31.5 + 4×1.5 + 4×1 = 648.5
区画線 15cm	54.5	m	26.0 + 28.5 = 54.5









- : 現況
- : 計画
- : 既設上水
- : 既設給水

※既設管の位置、土被りは必要に応じ確認を行うこと。
異形管前後の一体化長さ内に直管受口を設置する場合、離脱防止金具を計上すること。

工 事 名	厚地配水管布設替工事			
図 名	厚 地 路 線 2 土 工 平 面 図			
縮 尺	S=1:500			
図 面 番 号	第 3 号			
出図年月日				
課長		係長	設計	製図
南 九 州 市 建 設 水 道 課				

厚地土工断面図

S = 1:15

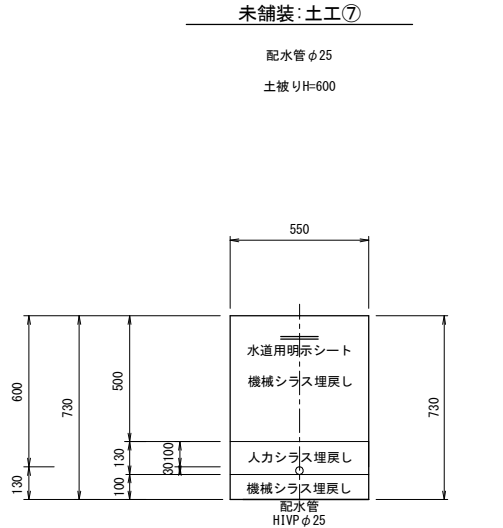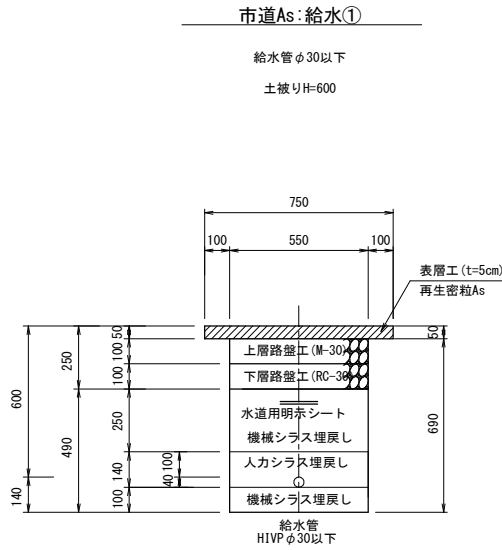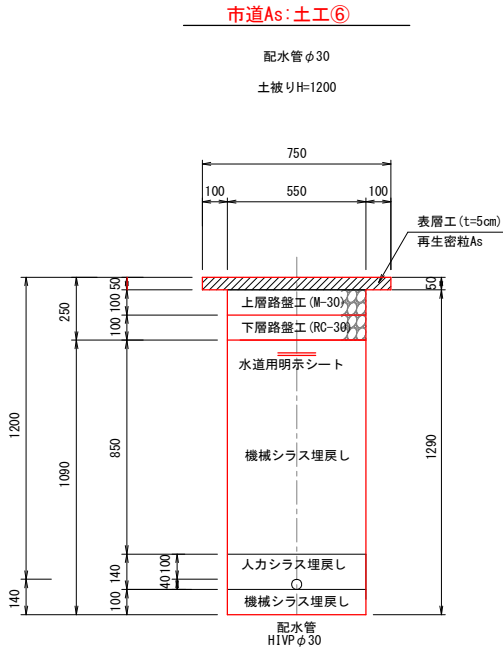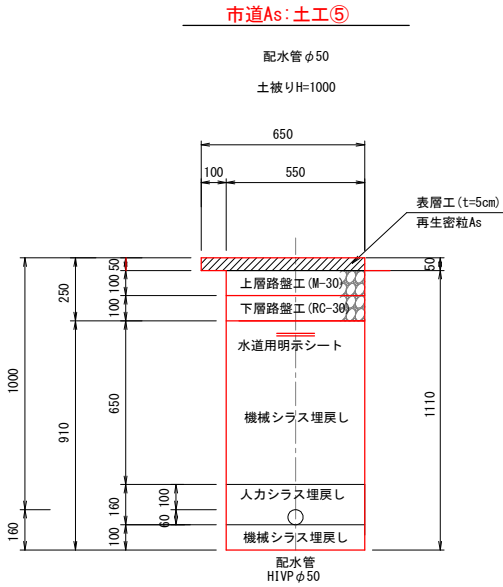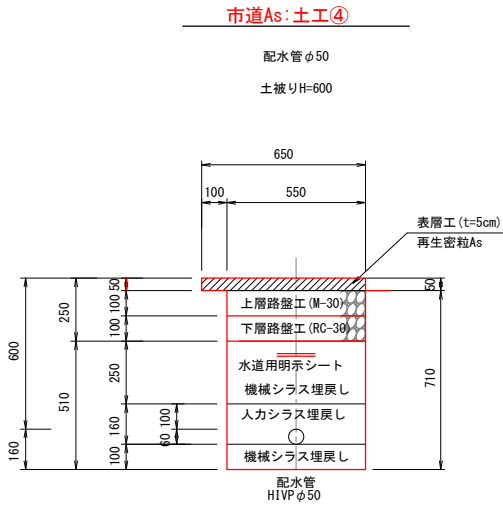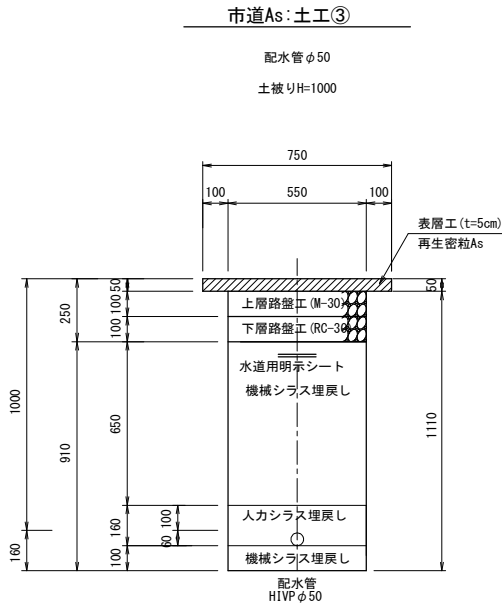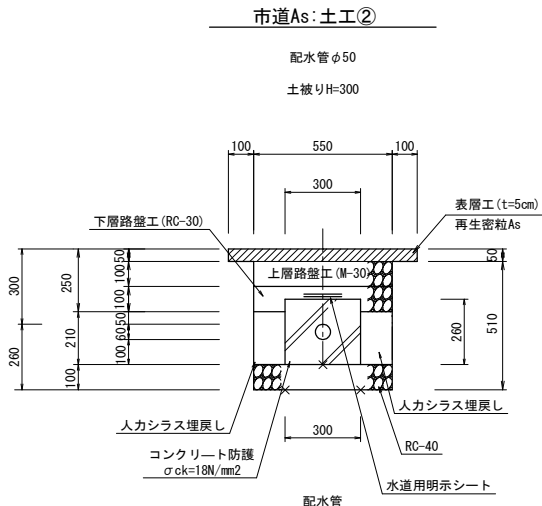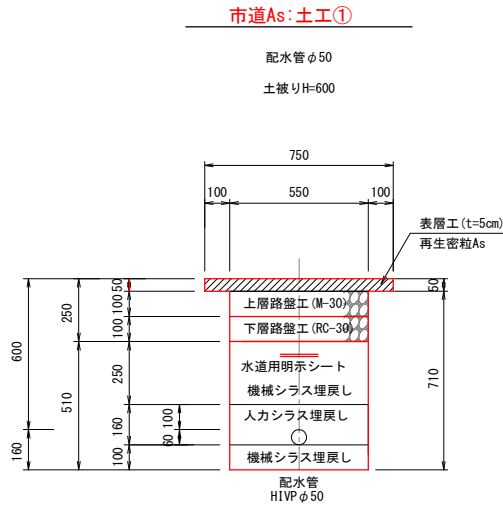


工 事 名	厚地配水管布設替工事				
図 名	厚地土工断面図				
縮 尺	S=1:15				
図 面 番 号	第 4 号				
出図年月日					
課長		係長		設計	製図
南 九 州 市 建 設 水 道 課					


配管詳細図 S = Noscale

路線1
A部断面図


S=1:50

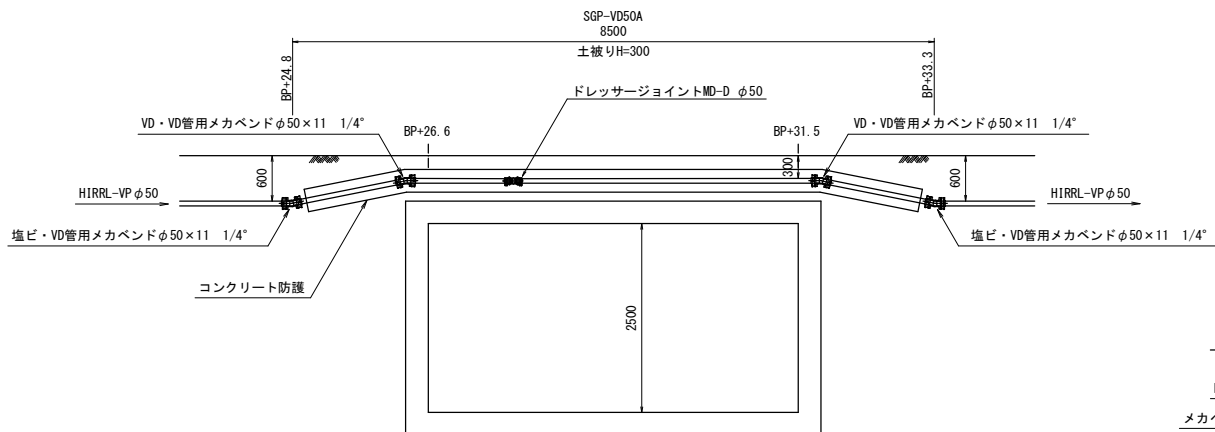


路線1
D部断面図
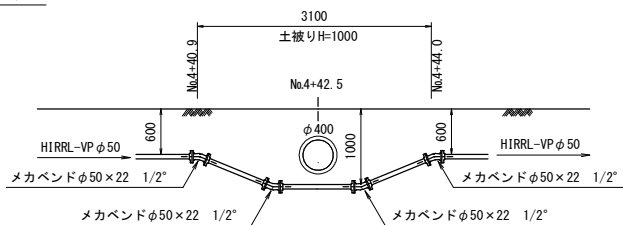
$$S=1 \cdot 50$$


路線1 B部 配管詳細図

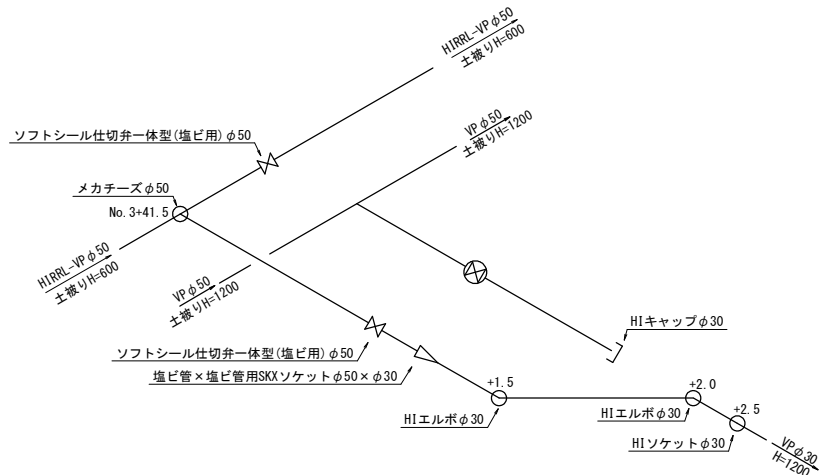


路線1 E部 配管詳細図

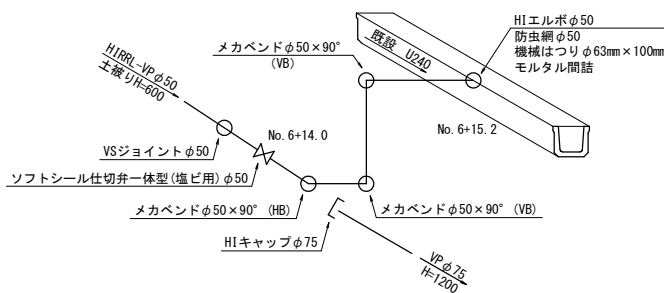


路線2
A部断面図


S=1 : 50

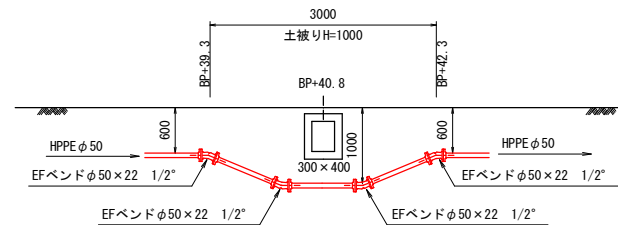

路線2 B部 配管詳細図

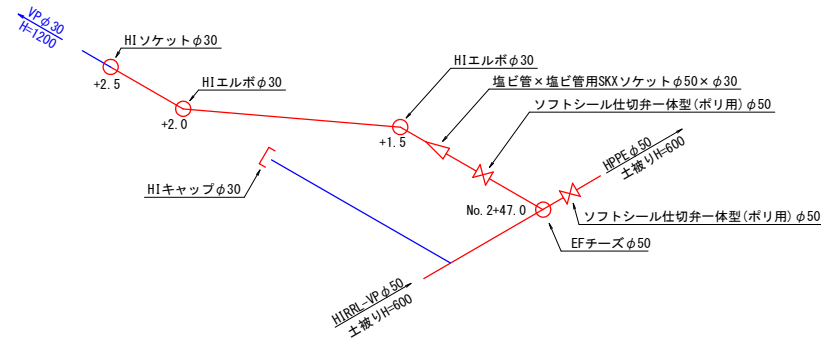


路線2 C部 配管詳細図

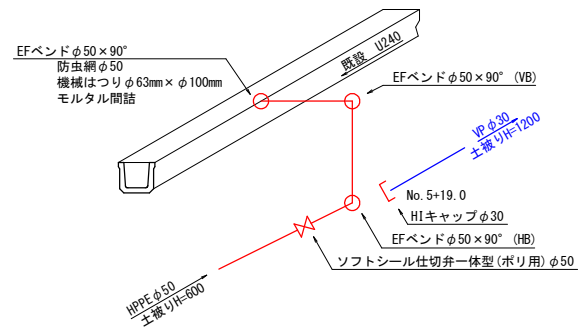

路線1
C部断面図

S=1:50

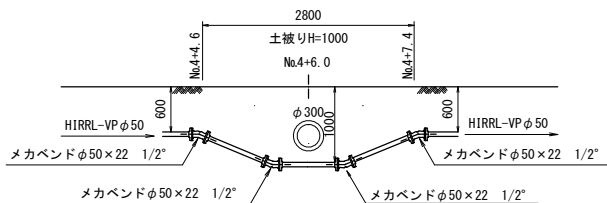

————— : 現況
 ————— : 計画
 ————— : 既設上水
 - - - - - : 既設給水

※既設管の位置、土被りは必要に応じ確認を行うこと。

異形管前後の一体化長さ内に直管受口を設置する場合、離脱防止金具を計上すること。


工 事 名	厚地配水管布設替工事									
図 名	配管詳細図									
縮 尺	S = Noscale									
図面番号	第 5 号									
出図年月日										
課長		係長		設計		製図				
南 九 州 市 建 設 水 道 課										

付帯工標準図

弁室構造図 S=1:10


(参考図)

浅層埋設用ソフトシール弁使用(φ50～φ100)


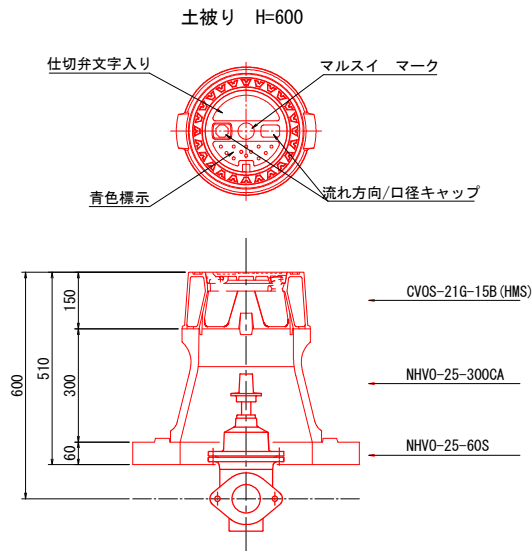


空気弁BOX組合せ図


土被り H=600用

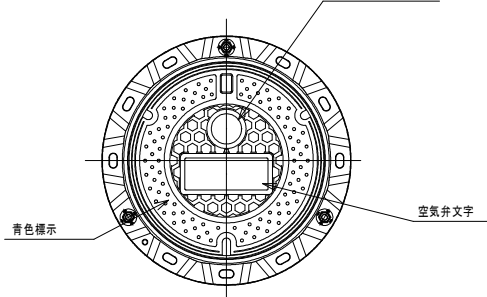


<拡大図>

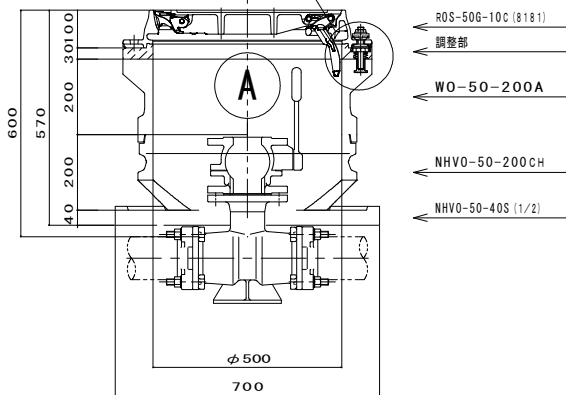 

給水管標準図

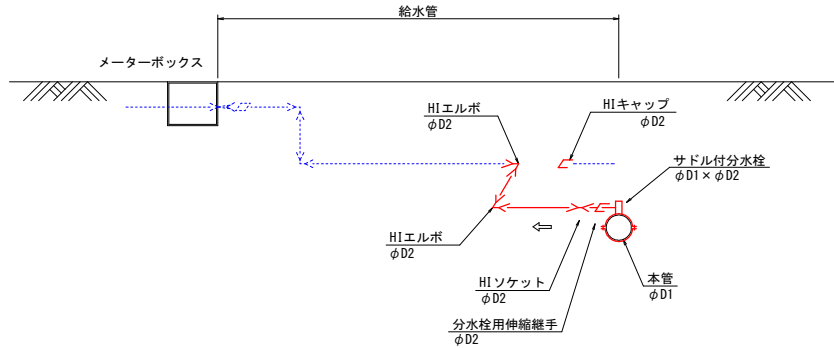

防火水槽取付標準図

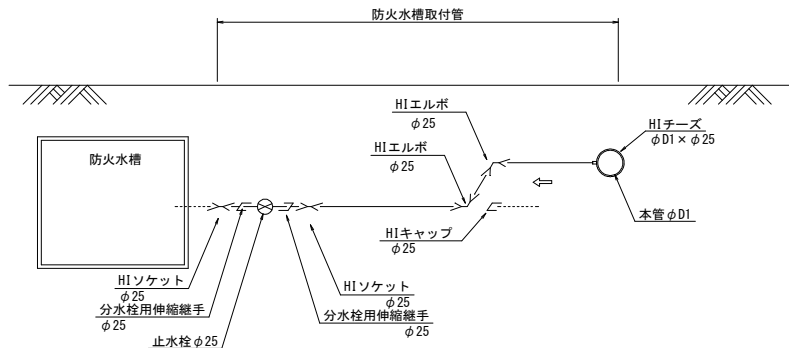

防火水槽取付一覧表 (路線2)

番号	口径 (mm)		サドル付分水栓 D1×D2 (個)	伸縮継手 φ25 (個)	HIソケット φ25 (個)	Hi-VP直管 φ25・L1 (m)	HIELB* φ25 (個)	HIキャップ* φ25 (個)	止水栓 φ25 (個)	埋設明示 シート (m)	土工			
	D1	D2									種別	延長 (m)	種別	延長 (m)
防 1	50	25	1	2	2	8.2	2	1	1	7.7	市道As	6.6	未舗装	0.8
合計 1箇所	D2=φ	25	1	2	2	8.2	2	1	1	7.7	市道As	6.6	未舗装	0.8

口径は施工時に確認すること。

給水切替一覧表 (路線1)

番号	口径 (mm)		サドル付分水栓 D1×D2 (個)	伸縮継手 D2 (個)	HIソケット D2 (個)	Hi-VP直管 D2・L1 (m)	HIELB* D2 (個)	HIキャップ* D2 (個)	埋設明示 シート (m)	土工	
	D1	D2								種別	延長 (m)
給 1	50	20	1	1	1	1.0	2	1	0.2	-	-
給 2	50	20	1	1	1	1.0	2	1	0.2	-	-
給 3	50	20	1	1	1	1.0	2	1	0.2	-	-
給 4	50	20	1	1	1	1.0	2	1	0.2	-	-
給 5	50	20	1	1	1	1.0	2	1	0.2	-	-
合計 5箇所	D2=φ	20	5	5	5	5.0	10	5	1.0	-	-

給水管口径は施工時に確認すること。

給水切替一覧表 (路線2)

番号	口径 (mm)		サドル付分水栓 D1×D2 (個)	伸縮継手 D2 (個)	HIソケット D2 (個)	Hi-VP直管 D2・L1 (m)	HIELB* D2 (個)	HIキャップ* D2 (個)	埋設明示 シート (m)	土工	
	D1	D2								種別	延長 (m)
給 1	50	20	1	1	1	1.0	2	1	0.2	-	-
給 2	50	20	1	1	1	1.0	2	1	0.2	-	-
給 3	50	20	1	1	1	1.0	2	1	0.2	-	-
給 4	50	20	1	1	1	1.0	2	1	0.2	-	-
給 5	50	20	1	1	1	1.0	2	1	0.2	-	-
合計 5箇所	D2=φ	20	5	5	5	5.0	10	5	1.0	-	-

給水管口径は施工時に確認すること。

工 事 名	厚地配水管布設替工事				
図 名	付帯工標準図				
縮 尺	縮尺図示				
図 面 番 号	第 6 号				
出図年月日					
課長		係長		設計	製図
南 九 州 市 建 設 水 道 課					